

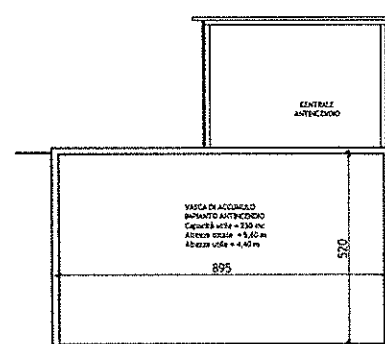


CENTRALE ANTINCENDIO - SCHEMA DI PRINCIPIO
PIANIMETRIA GENERALE - SCALA 1:500

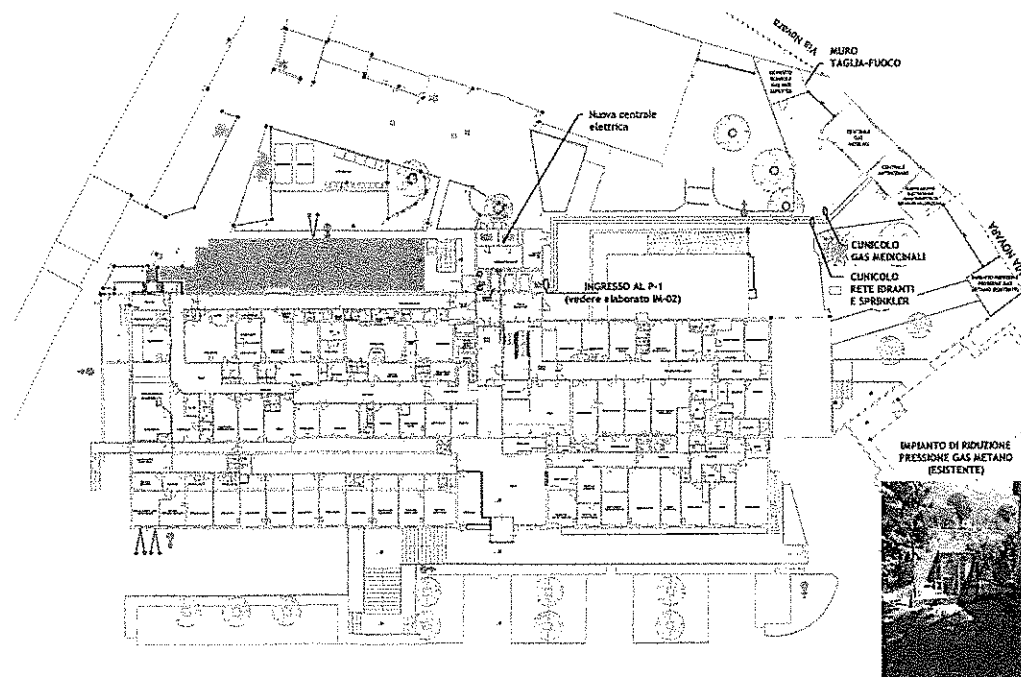

CENTRALE ANTINCENDIO - SEZIONE AA' - SCALA 1:100
CENTRALE ANTINCENDIO - PIANTE - SCALA 1:100

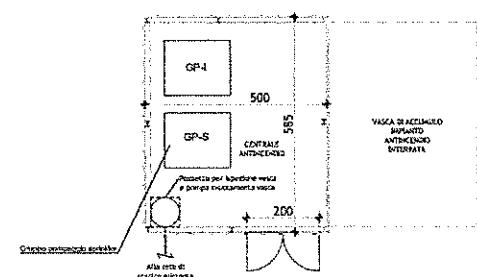

LEGENDA	
	CUNICOLO RETE GAS MEDICALI
	CUNICOLO RETE SPRINKLER
	CUNICOLO RETE IDRANTI
	RETE GAS MEDICALI
	IDRANTE SOPRASUOLO DN 70
	ATTACCO MOTOPOMPA IDRANTI
	ATTACCO MOTOPOMPA SPRINKLER



PROGETTO DI PREVENZIONE INCENDI

PROGETTO ARCHITETTORICO E COORDINAMENTO



ENRICO GIACOPELLI
Lungo Po Antonelli 45 - 10153 Torino
Info@g-studio.biz - www.g-studio.biz
T.+F. +39 011 884 286 - T.+F. +39 011 835 697

PROGETTO STRUTTURALE ED ANTINCENDIO

ING. ANDREA BRUZZONE
Via S. Anselmo 2 - 10125 - Torino - Italia
T.+F. +39 011 655 664
E. andrea.bruzzone@libero.it


PROGETTO IMPIANTI FLUIDO MECCANICO ELETTRICO



MASSIMO RAPETTI
Via Treviso, 12 10100 - Torino - Italia
tel.: 0113199231 - fax: 0113182800
www.prodim.it


PRESIDIO OSPEDALIERO DI OMEGNA

Il Direttore Generale dell'ASL VCO Dot. Giovanni Caruso	Data: FEBBRAIO 2017 Appr: 23 MARZO 2017 Appr: 03 APRILE 2017 Appr: 26 MAGGIO 2017	Elaborato: IMPIANTI MECCANICI PLANIMETRIA GENERALE E PARTICOLARI LOCALI TECNICI ESTERNI PIANTE PIANO INTERRATO	Triv. n° IMO1
	Loc: Scala: varie	Committente: REGIONE PIEMONTE A.S.L. VCO	Protocollo:
	S.O.S. A.T.M. dell'ASL VCO Sede legale di Omegna (VB)	Sede legale Via Mazzini n.117 Omegna (VB)	

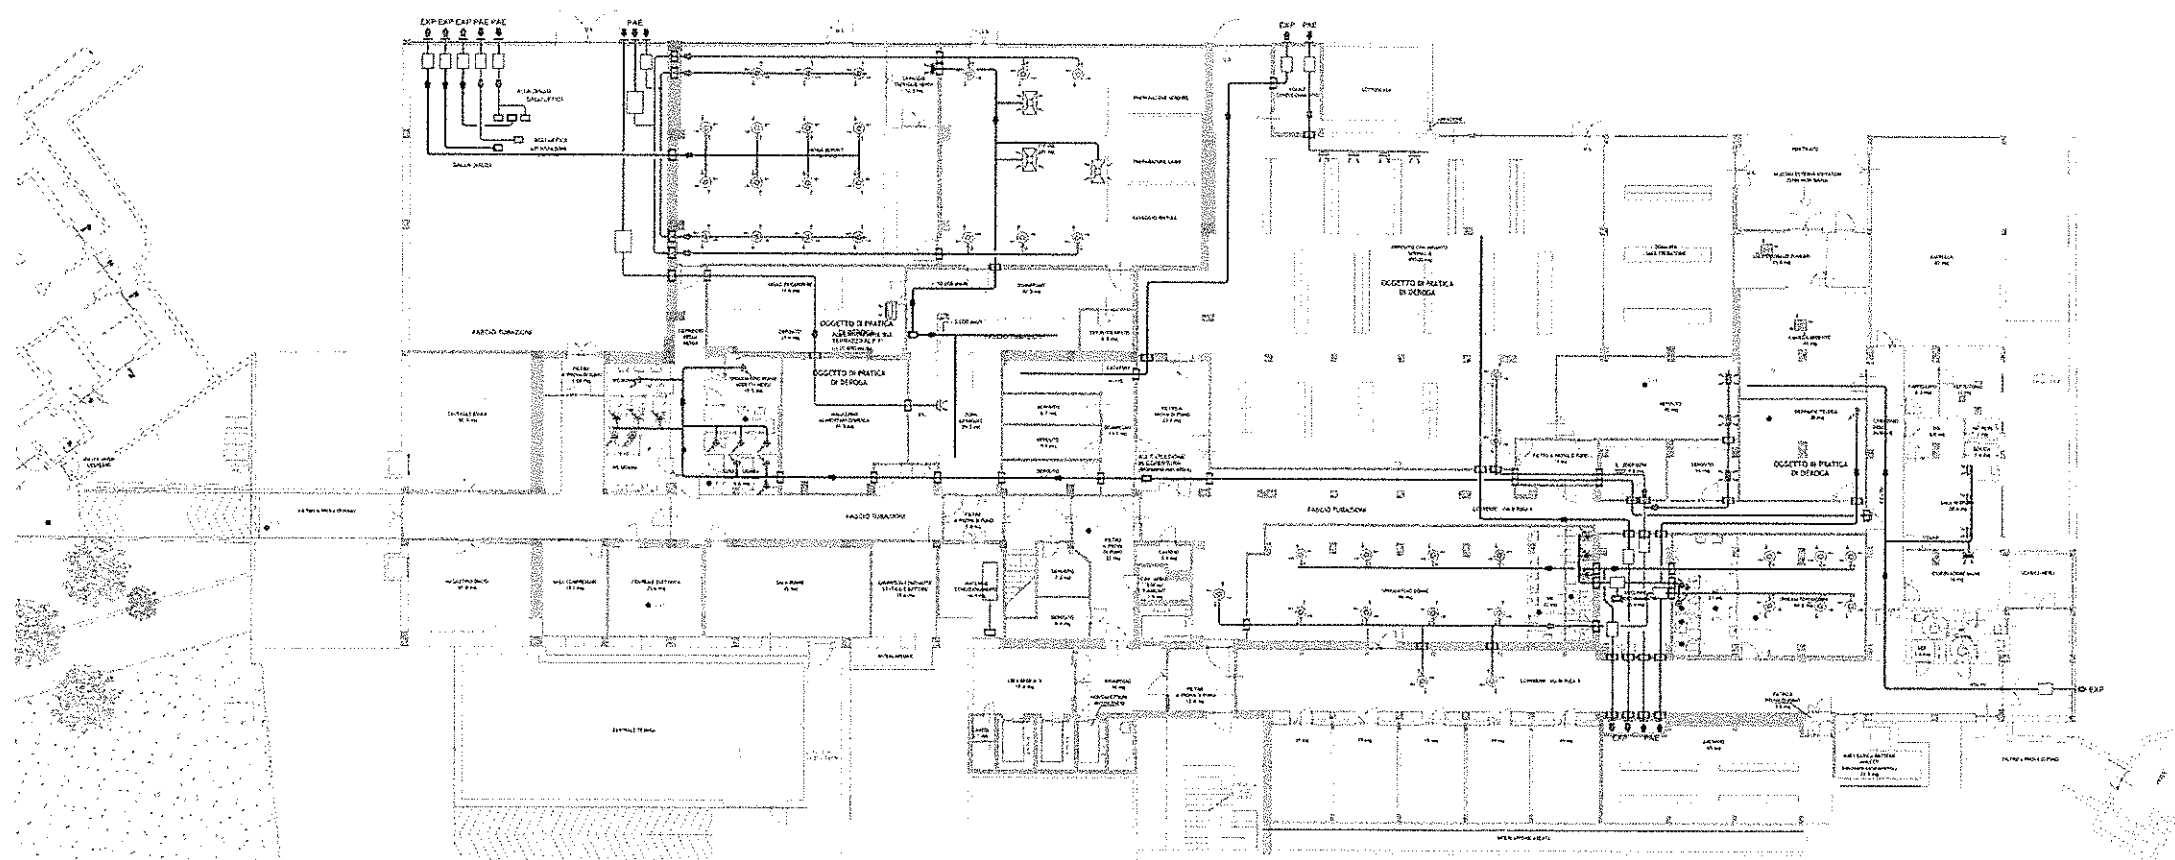

PIANO INTERRATO - DISTRIBUZIONE ARIA

PIANO INTERRATO - RETI IDRANTI E GAS MEDICALI

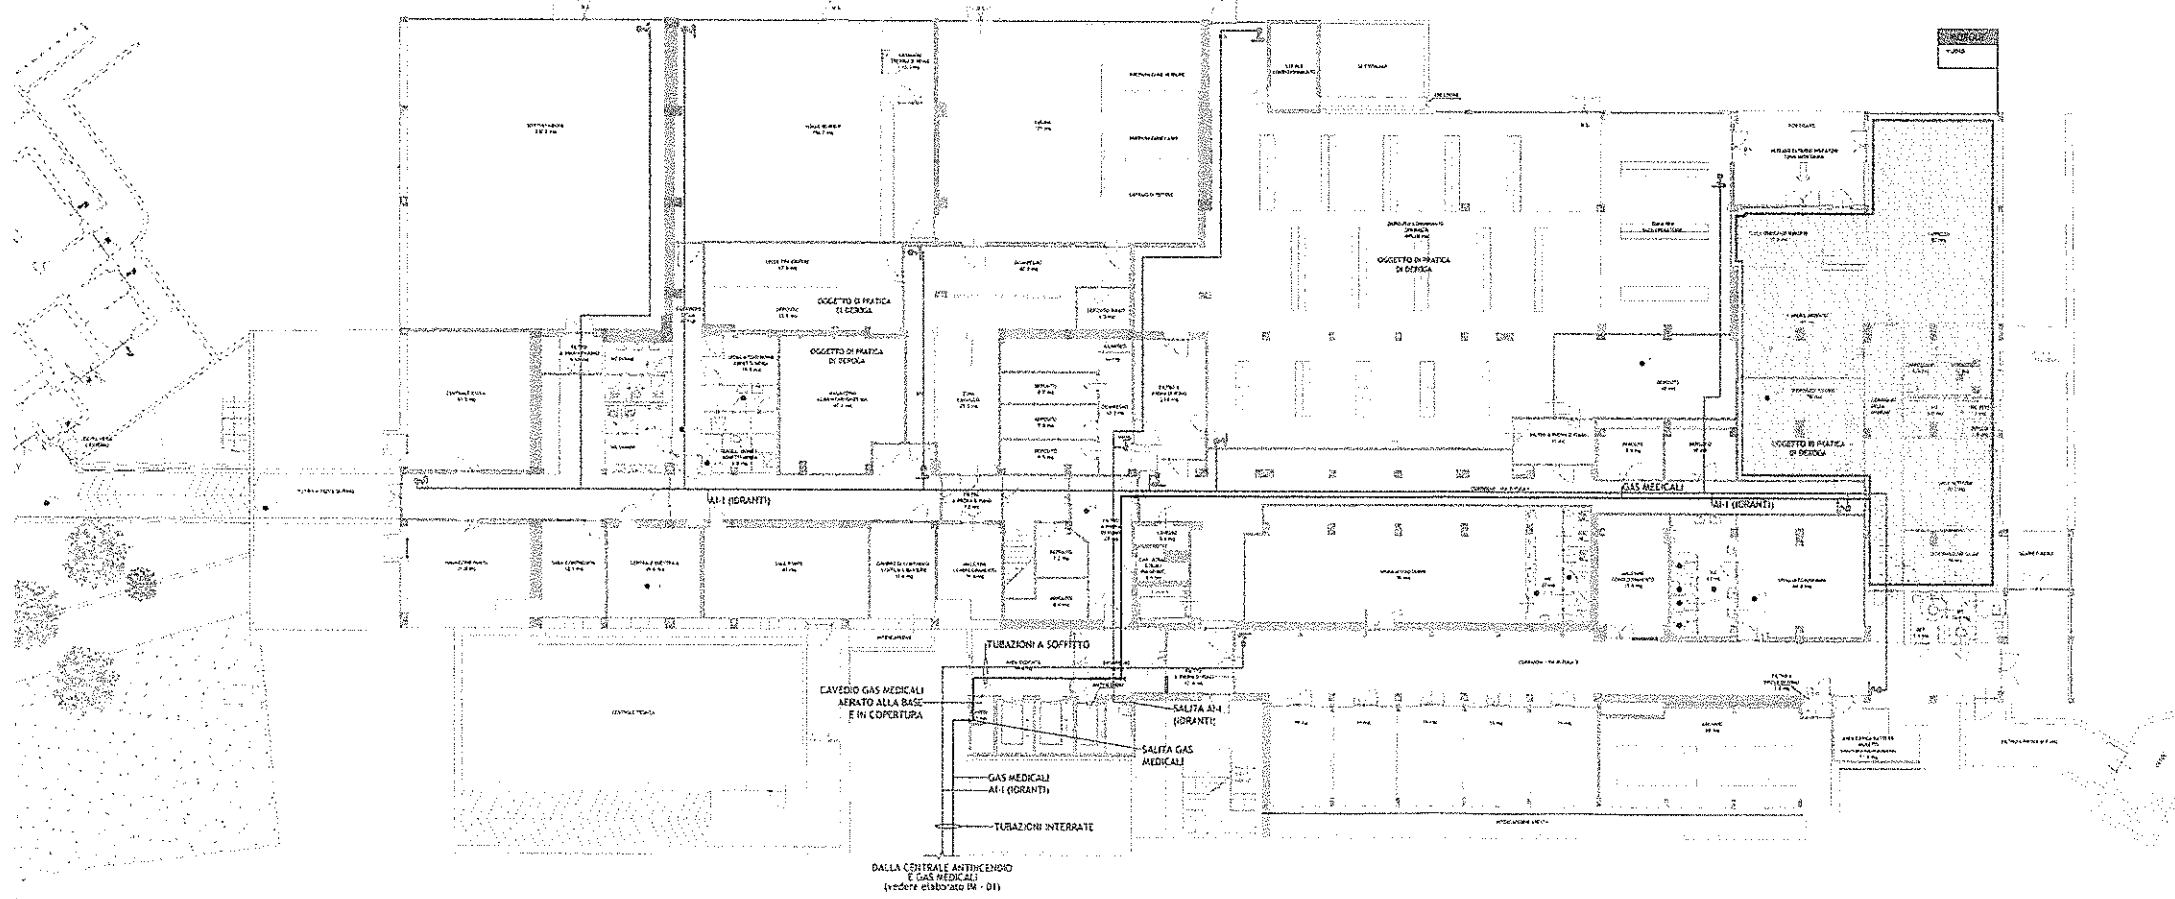

DALLA CENTRALE ANTINCENDIO E GAS MEDICALI (vedere piano 00 - 01)

LEGENDA	
	AREA SERVITA DA GAS MEDICALI
	INDICAZIONE REPARTO E RELATIVA GAS MEDICALI NECESSARI
	RETE GAS MEDICALI
	AI-1 RETE IDRANTI
	AI-8 RETE WATER MIST BASSA PRESSIONE
	CANALE DI MANDATA ARIA
	CANALE DI RIPRESA ARIA
	DIFFUSORE DI MANDATA ARIA
	BOCCHETTA DI MANDATA ARIA
	DIFFUSORE DI RIPRESA ARIA
	BOCCHETTA DI RIPRESA ARIA
	SPLIT A SOFFITTO
	VALVOLA DI ESTRAZIONE ARIA SERVIZI
	SERRANDA TAGLIAFUOCO
	IDRANTE UNI 45
	MURATURA EIREI
<p>NOTA 1: IN CORRESPONDENZA DEGLI ATTRAVERSAMENTI DELLE PARETI EIREI, DOVRANNO ESSERE PREVISTI:</p> <ul style="list-style-type: none"> - SERRANDE TAGLIAFUOCO SUI CANALI - COLLARI SU TUBAZIONI IN MATERIALE PLASTICO - CUSCINI SAGOMATI IN CORRESPONDENZA DI FORI PER PASSAGGIO DI TUBAZIONI, CANALINE, ecc. 	
<p>NOTA 2: SI RIPORTA IL RILEVATO DEGLI IMPIANTI DI DIFFUSIONE ARIA PER LE ZONE OVE E' STATO POSSIBILE IDENTIFICARE GLI IMPIANTI SENZA REPERE DSAI AGLI UTENTI.</p>	



PROGETTO DI PREVENZIONE INCENDI

PROGETTO ARCHITETTONICO E COORDINAMENTO



ENRICO GIACOPELLI
Lungo Po Antonelli 45 - 10153 Torino
Info@g-studio.biz - www.g-studio.biz
T.+F. +39 011 884 286 - T.+F. +39 011 835 697

PROGETTO STRUTTURALE ED AFFIDAMENTO

ING. ANDREA BRUZZONE
Via S. Agostino 2 - 10125 - Torino - Italia
T.+F. +39 011 655 664
E. andrea.bruzzone@libero.it


PROGETTO IMPIANTI FLUIDO MECCANICI ELETTRICI



PRODIM s.r.l.
Progettazione di impianti
MASSIMO RAPETTI
Via Treviso, 12 10100 - Torino - Italia
tel.: 0113199231 - fax: 0113182800
www.prodim.it


PRESIDIO OSPEDALIERO DI OMEGNA

Il Direttore Generale dell'ASL VCO Dott. Giovanni Caruso	Data: FEBBRAIO 2017 Appr.: 03 APRILE 2017 Appr.: 26 MAGGIO 2017	Elaborato: IMPIANTI MECCANICI DISTRIBUZIONE ARIA, GAS MEDICALI E IDRANTI PIANTA PIANO INTERRATO	Tav. n° IM02
	Loc. Scala: 1 : 200	Consuntivo:	Protocollo
	S.O.S. A.T.M. dell'ASL VCO Sede legale di Omegna (VB)	REGIONE PIEMONTE A.S.L. VCO Sede legale Via Mazzini n.117 Omegna (VB)	

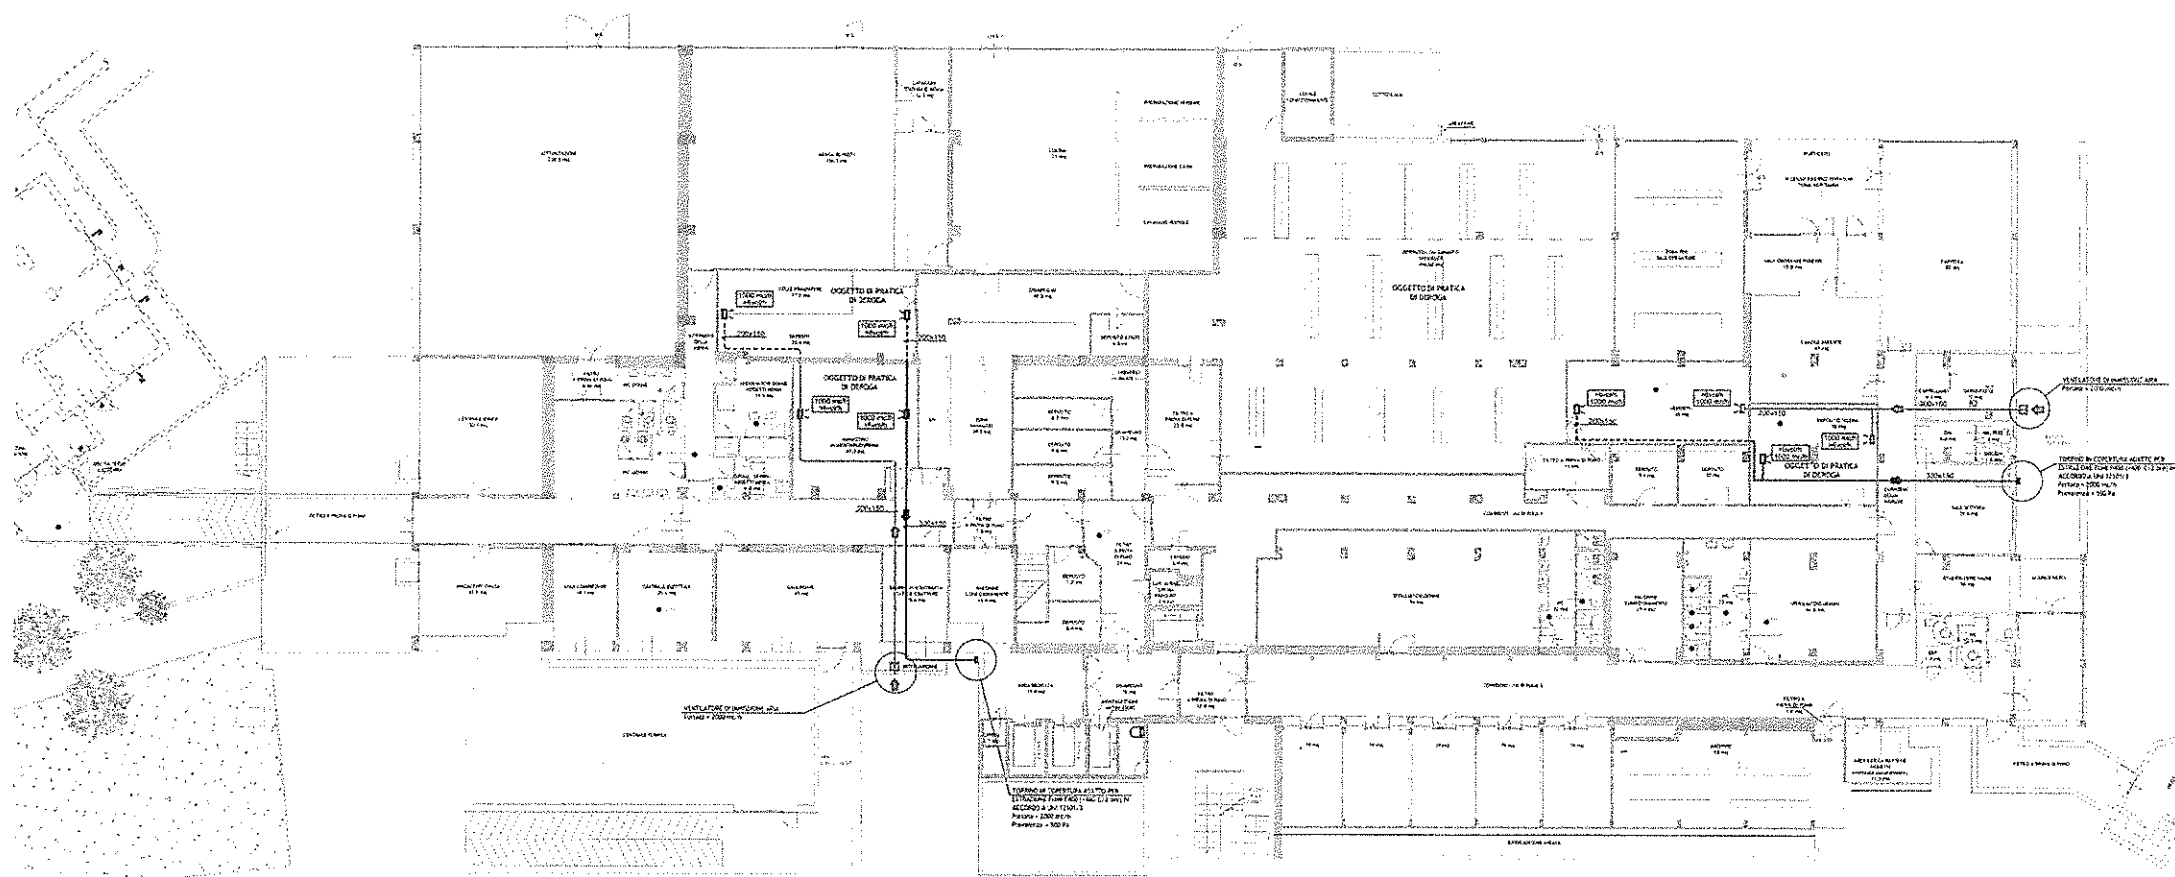

PIANO INTERRATO - IMPIANTO SEFFC

PIANO INTERRATO - IMPIANTO WATER MIST

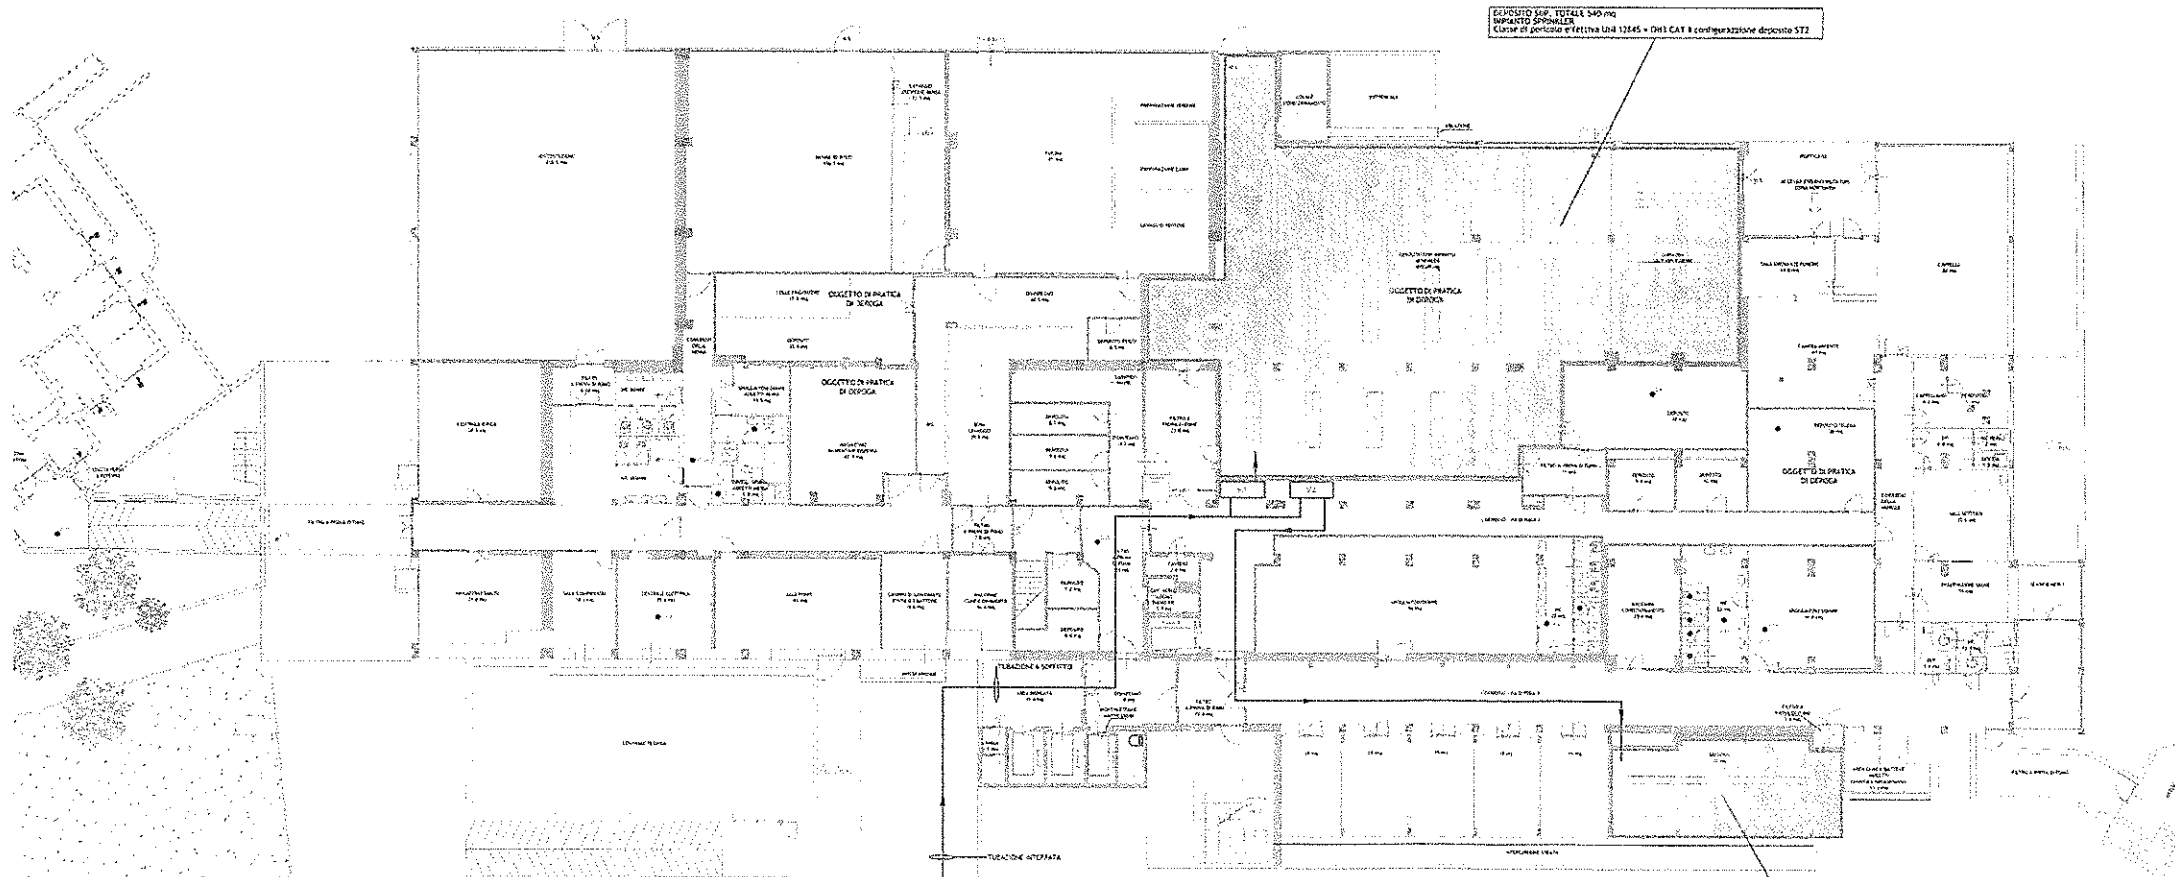

DEPOSITO SUP. TOTALE 540 mq
IMPIANTO SPRINKLER
Classe di pericolo UNI 12845 - Cat. B in configurazione deposito ST2

LEGENDA IMPIANTO SEFFC	
	CANALE DI ESTRAZIONE ARIA SINGOLO COMPARTO TIPO E 120 (Ve - Hs) / 500 Pa
	CANALE DI ESTRAZIONE ARIA DOPPIO COMPARTO TIPO EI 120 (Ve - Hs) / 500 Pa
	CANALE DI MANDATA ARIA SINGOLO COMPARTO TIPO E 120 (Ve - Hs) / 500 Pa
	CANALE DI MANDATA ARIA DOPPIO COMPARTO TIPO EI 120 (Ve - Hs) / 500 Pa
	BUCCHETTA IN ACCIAIO ESTRAZIONE O IMMISSIONE ARIA
LEGENDA IMPIANTO WATER MIST	
	AREA PROTETTA DA IMPIANTO WATER MIST BASSA PRESSIONE
	AI - S RETE WATER MIST BASSA PRESSIONE
	STAZIONE DI CONTROLLO 1 DEPOSITO 540 mq
	STAZIONE DI CONTROLLO 2 ARCHIVO 65 mq



PROGETTO DI PREVENZIONE INCENDI

PROGETTO ARCHITETTONICO E GEOMETRICO

G STUDIO
G-Studio STP S.S.
ENRICO GIACOPELLI
Lungo Po Antonelli 45 - 10153 Torino
Info@g-studio.biz - www.g-studio.biz
T. +F. +39 011 884 286 - T. +F. +39 011 835 697


PROGETTO STRUTTURALE ED ANTICRENDIP
ING. ANDREA BRUZZONE
Via S. Anselmo 2 - 10125 - Torino - Italia
T. +F. +39 011 835 664
E. andrea.bruzzo@libero.it

PROGETTO IMPIANTI FLUIDO MECCANICO ELETTRICO


PRODIM s.r.l.
Progettazione di impianti
MASSIMO RAPETTI
Via Treviso, 12 10100 - Torino - Italia
tel.: 0113199231 - fax: 0113187800
www.prodim.it

PRESIDIO OSPEDALIERO DI OMEGNA


Il Direttore Generale dell'ASL VCO Dott. Giovanni Caruso	Date: FEBBRAIO 2017 App: 03 APRILE 2017 App: 26 MAGGIO 2017	Elaborato: IMPIANTI MECCANICI IMPIANTO SEFFC E SPRINKLER PIANTA PIANO INTERRATO	Tav. n° IM03
	Loc: Scala: 1 : 200	Completato: REGIONE PIEMONTE A.S.L. VCO Sede legale Via Mazzini n.117 Ormezzano (VB)	

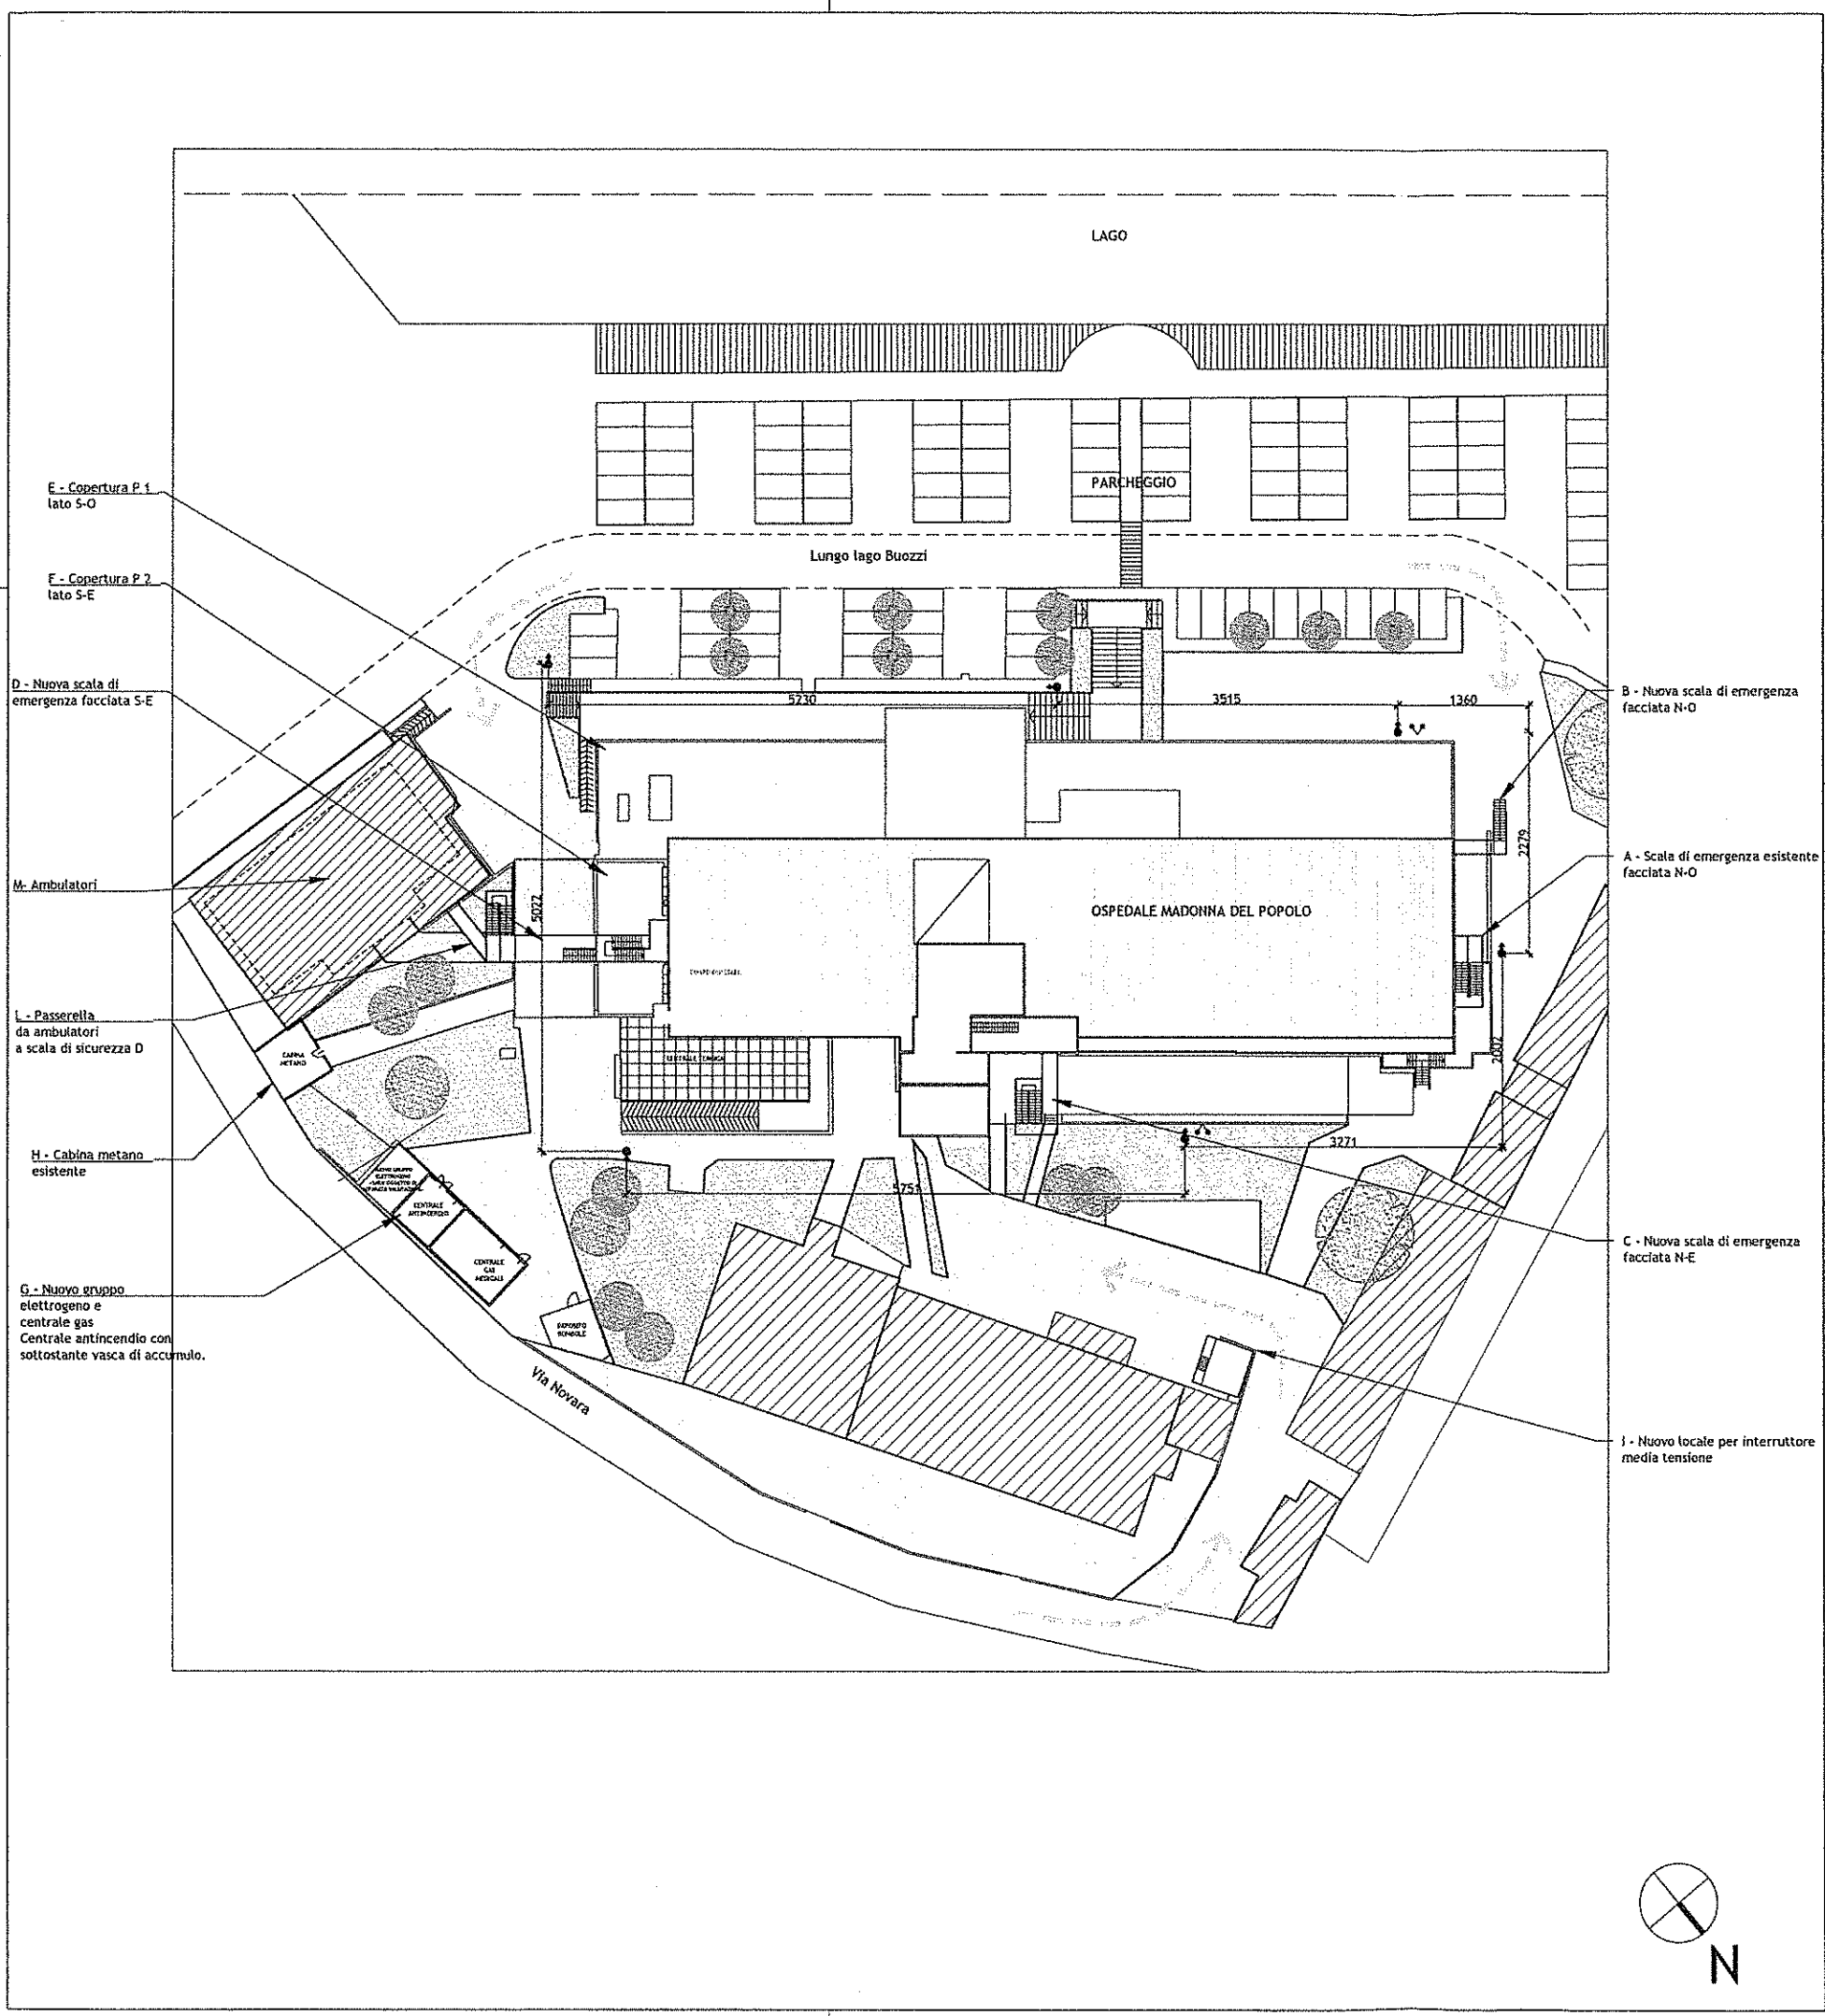


LEGENDA



IDRANTE SOPRASUOLO UNI 70



 ATTACCO DOPPIO PER AUTOPOMPA UNI 70



PERCORSI AUTOMEZZI VV.F.



PROGETTO DI PREVENZIONE INCENDI

PROGETTO ARCHITETTONICO E COORDINAMENTO



G-Studio STP S.S

ENRICO GIACOPELLI MAURO FALLETTI BENEDETTO AMODEI
Lungo Po Antonelli 45 - 10153 Torino
info@g-studio.biz - www.g-studio.biz
T.+F. +39 011 884 286 - T.+F. +39 011 835 697

PROGETTO STRUTTURALE ED ANTINCENDIO

ING. ANDREA BRUZZONE
Via S. Anselmo 2 - 10125 - Torino - Italia
T.+F. +39 011 655 664
E. andrea.bruzzone@libero.it

PROGETTO IMPIANTI FLUIDO MECCANICI ELETTRICI







 









 








PRODIM s.r.l.
Progettazione di impianti




MASSIMO RAPETTI
Via Treviso, 12 10100 - Torino - Italia
tel.: 0113199231 - fax: 0113182800
www.prodim.it

 
PRESIDIO OSPEDALIERO DI OMEGNA

Il Direttore Generale dell'ASL VCO Dott. Giovanni Caruso	Data: GIUGNO 2017	Elaborato:	Tav. n°
	Agg:		
		Committente:	PI01
	Loc:		
	Scala: 1 : 500		
S.O.S. A.T.M. dell'ASL VCO Sede legale di Omegna (VB)	REGIONE PIEMONTE A.S.L. VCO		Protocollo:
	Sede legale Via Mazzini n.117 Omegna (VB)		

  LEGENDA

-  PERCORSO DI USCITA VERSO L'ALTO
-  PERCORSO DI USCITA ORIZZONTALE
-  PERCORSO DI USCITA VERSO IL BASSO
-  ESTINTORI
-  JORANTE DM-43
-  SALIDA DEI / ES
-  PANNELLI DI PROTEZIONE SCALE
-  FORTE E 120
-  RILEVATORI DI FUMO
-  RILEVATORI DI GAS
-  SPRINKLER
-  FILTRO A PRUVA DI FUMO
-  PERCORSI
-  SCALA PROTETTA
-  PULSANTE DI ALLARME
-  PULSANTE DI SGANCIO ALIMENTAZIONE
-  AZEE TIPO A
-  AZEE TIPO B
-  AZEE TIPO C
-  AZEE TIPO D1
-  AZEE TIPO D2
-  AZEE TIPO E
-  AZEE TIPO F

	
PROGETTO DI PREVENZIONE INCENDI	
PROGETTO ANZIDIVANORIA A CURA ASL N.1	
	
S. Sede 077 5.5 DIPLO-CINQUELLI MACCHIALETTI INCENDIO ANZIDE Lungo via Anzide 15 - 10115 TORINO 011/56965414 - telex 314610 ITC T. 011 - 56 911 - 011 - 56 911 831 841	
RASSEGNA D'OPINIONE ALLE ASSICURAZIONI M. A. ANZIDE MACCHIALETTI Via Anzide 3 - 10115 - Torino - Italia T. 011 - 56 911 130 int. E. telex 314610 ITC	
PROGETTO A CURA DELL'UFFICIO REGIONALE DI TORINO	
 PIEMONTE a.s.l. Proprietà della Regione del Piemonte Indirizzo: 10121 Via Torino, 12 10100 - Torino - Italia Tel. 011/519511 - Telex 311313200 www.piemonte.it	
PRESIDIO OSPEDALIERO DI TORINO	
Data: 08/08/2011	Documento:
ASL ASL N.1 VCO Dist. Servizio Civile	PIANTA PIANO SCAMBIATORI
Unità Servizio: 1 - 1400	Competenza:
REGIONE PIEMONTE A.S.L. VCO Sede legale Via Mazzini n.117 Ornavasso (VC)	
Foglio n.°	

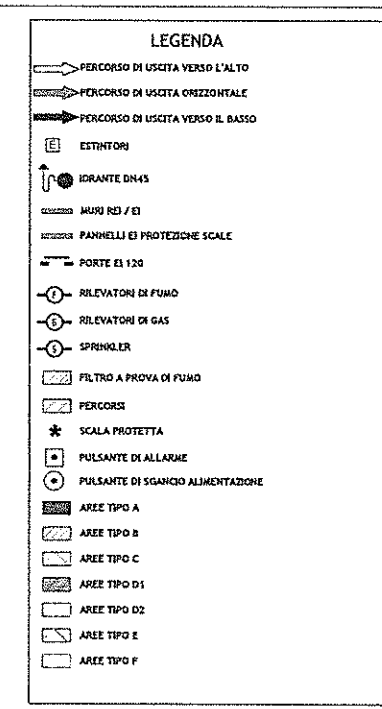

PROGETTO DI PREVENZIONE INCENDI

PAULETTO DONATELLO AND G. C. ROSSIGNOLI

G-Shock STP 3.3

ENRICO GIACOMELLI MAURO FALLETTI BOEDETTO
Lungo Po Antonelli 45 - 10153 Torino
info@studio-bis.com www.studio-bis.com

T. +F. +39 011 434 286 • T. +F. +39 011 435 697

ING. ANDREA STUZZONE
Via S. Antonio 3 - 10125 - Torino - Italia
T. +39 011 513 844

PRODOTTO IN ITALIA DA UNO DEI PIÙ GRANDI PRODUTTORI DI CEMENTO

 PRODIM a.r.l.
Progettazione di Impianti

MASSIMO RAPETTI
Via Treviso, 32 10100 - Torino - Italia
Tel. + 39 011 2400055 - Fax + 39 011 2400066

TEL: 01931 642233 - FAX: 01931 642200
www.prima.co.uk

PRESIDIO OSPEDALIERO DI OMEGNA

8 Direttore Generale di FACE, VOCI Dott. Giovanni Caruso	Data: 02/05/2012 Per:	Cliente: G. Caruso PIANTA PIANO REALIZATO
--	--------------------------	--

 




















 

 
Lint: Sede: 1: T00	Commento: REGIONE PIEMONTE A.S.L. VCO Sede legale Via Mazzini n.117 Ormeigne (M)
-----------------------	---

PI03

REGIONE PIEMONTE

A.S.L. VCO
Sede legale Via Mazzini n.117 Ornavasso (VA)

Il Direttore Generale INFAS, VCO Dott. Giovanni Caruso	Data: GIUGNO 2017 Age Pianta Piano Primo Litri Scale: 3 / 100	Edizione: Caratteristiche: REGIONE PIEMONTE A.S.L. VCO Sede in Italia Via Mazzini n. 11/2, Arona (VC)	Tav. n° P104 Prospetto n°
--	---	---	---------------------------------

- ### LEGENDA
-  PERCORSO DI USCITA VERSO L'ALTO
-  PERCORSO DI USCITA ORIZZONTALE
-  PERCORSO DI USCITA VERSO IL BASSO
-  ESTINTORI
-   IDRANTE DM45
-  CILINDRO ARIELI R63 / 13
-  CILINDRO PANNELLO DI PROTEZIONE SCALE
-  CILINDRO FORTE D3 110
-  1 RILEVATORI DI FUMO
-  2 RILEVATORI DI GAS
-  3 SPRINKLER
-  FILTRO A PROVA DI FUMO
-  PERCORRESI
-  * SCALA PROTETTA
-  PULSANTE DI ALLARME
-  PULSANTE DI SGANCIO ALIMENTAZIONE
-  AREE TIPO A
-  AREE TIPO B
-  AREE TIPO C
-  AREE TIPO D1
-  AREE TIPO D2
-  AREE TIPO E
-  AREE TIPO F

**PROGETTO DI PREVENZIONE INCENDI**

ENRICO CARDELLI MAIONE TALETTI BENTON & BOWLES
Largo Po Antonio 45 - 10155 Torino
Info: info@atd.it - www.atd.it
T. +39 011 514 784 - F. +39 011 514 787

ING. ANTONIA BRIZZONE
Via S. Andrea 2 - 00135 - Torino - (011)
T. 06. 479 011 015 444

トマス・P. マクガハーク, 1994




MASSIMO RAPETTI
Via Ebreica, 52 10100 - Torino - Italia
tel.: 011/5199231 - fax: 011/5187800
m.rapetti@unife.it

PRESIDIO OSPEDALIERO DI OMEGNA

	Direc. BALNEO EST-7 _____	Indirizzo:
B. Direttore Generale della VCO	AGG. _____ _____	PIANTA PIANO SECONDO
Dir. Giovanni Cantoni	_____	
	Lato _____	
	Scala: T.T. 108	Dimensione:
R.O.S. A.T.M. INFASL VCO Sede Legale di OMAGNA (Vr)		REGIONE PIEMONTE A.S.L. VC17 Sede Legale Via MAZZINI N.177 Omegna (Vl)

PI05

REGIONE PIEMONTE
A.S.L. VCO

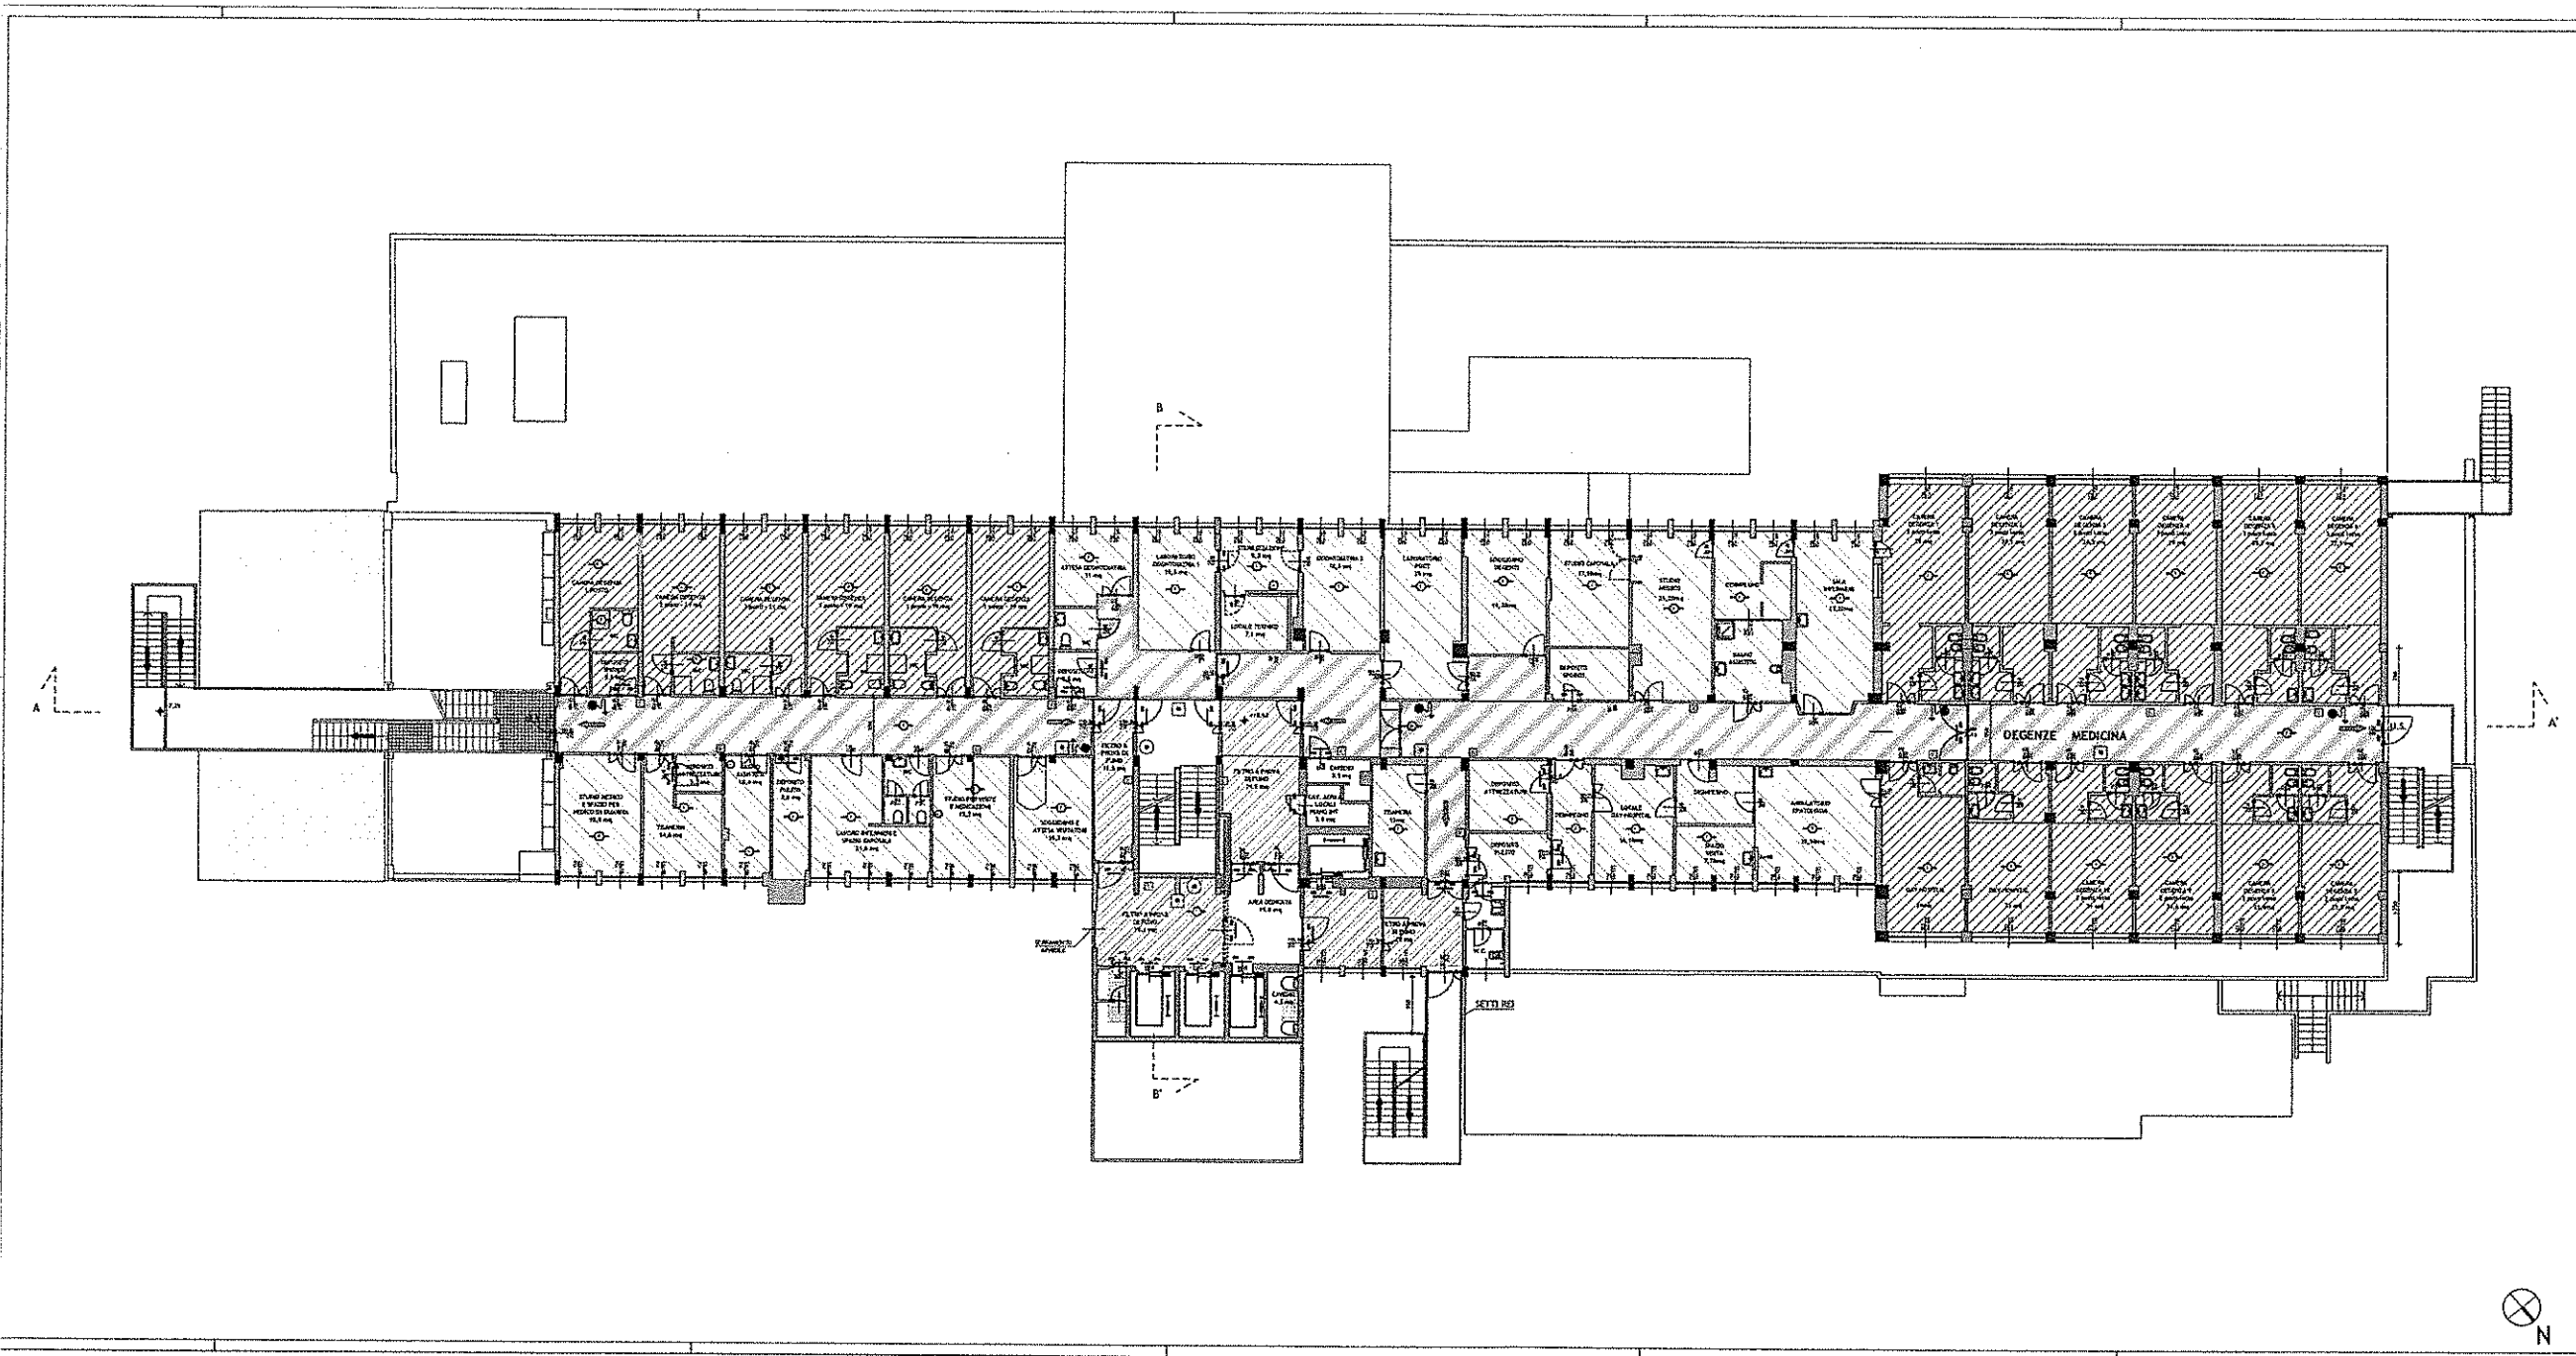

LEGENDA

- PERCORSO DI USCITA VERSO L'ALTO
- PERCORSO DI USCITA ORIZZONTALE
- PERCORSO DI USCITA VERSO IL BASSO
- ESTINTORI
- IDRANTE DR45
- MUR R20 / D
- PANNELLI DI PROTEZIONE SCALE
- PORTE E2 120
- RILEVATORI DI FUMO
- RILEVATORI DI GAS
- SPRINKLER
- FILTRO A PROVA DI FUMO
- PERCORSI
- SCALA PROTETTA
- PULSANTE DI ALLARME
- PULSANTE DI SGANCIO ALIMENTAZIONE
- AREE TIPO A
- AREE TIPO B
- AREE TIPO C
- AREE TIPO D1
- AREE TIPO D2
- AREE TIPO E
- AREE TIPO F



PROGETTO DI PREVENZIONE INCENDI


PROGETTO ARCHITETTICO E INCENDI COORDINATORE:
GIUSEPPE CIPRI
 STUDIO CIPRI & ASSOCIATI
 Via Po 10 - 10121 Torino
 Tel. 011 511 844 286 - Fax 011 511 871 117

PROGETTO INCENDI E COORDINATORE:
ING. ANGELO BELLONE
 Via S. Andrea 11 - 10121 Torino - Italia
 Tel. 011 511 855 666
 E-Mail: bellone@univnet.it

PROGETTO INCENDI E COORDINATORE:
PIEDIMATI S.p.A.
 Progettazione di Impianti
 Via Trivulzio 11 - 10121 Torino - Italia
 Tel. 011 511 871 117 - Fax 011 511 871 117
 www.piedimati.it

PRESIDIO OSPEDALIERO DI OMEGNA

Data: 04/04/2017 Autore: 8 Dottore Generale dr. A. VCO Doc. Servizio Sanitario	Disegnato: PIANTA PIANO TERZO Verificato: REGIONE PIEMONTE A.S.L. VCO Sede Legale di Omegna (VC)	Foglio n°: PI06 Revisione: 01
--	---	---

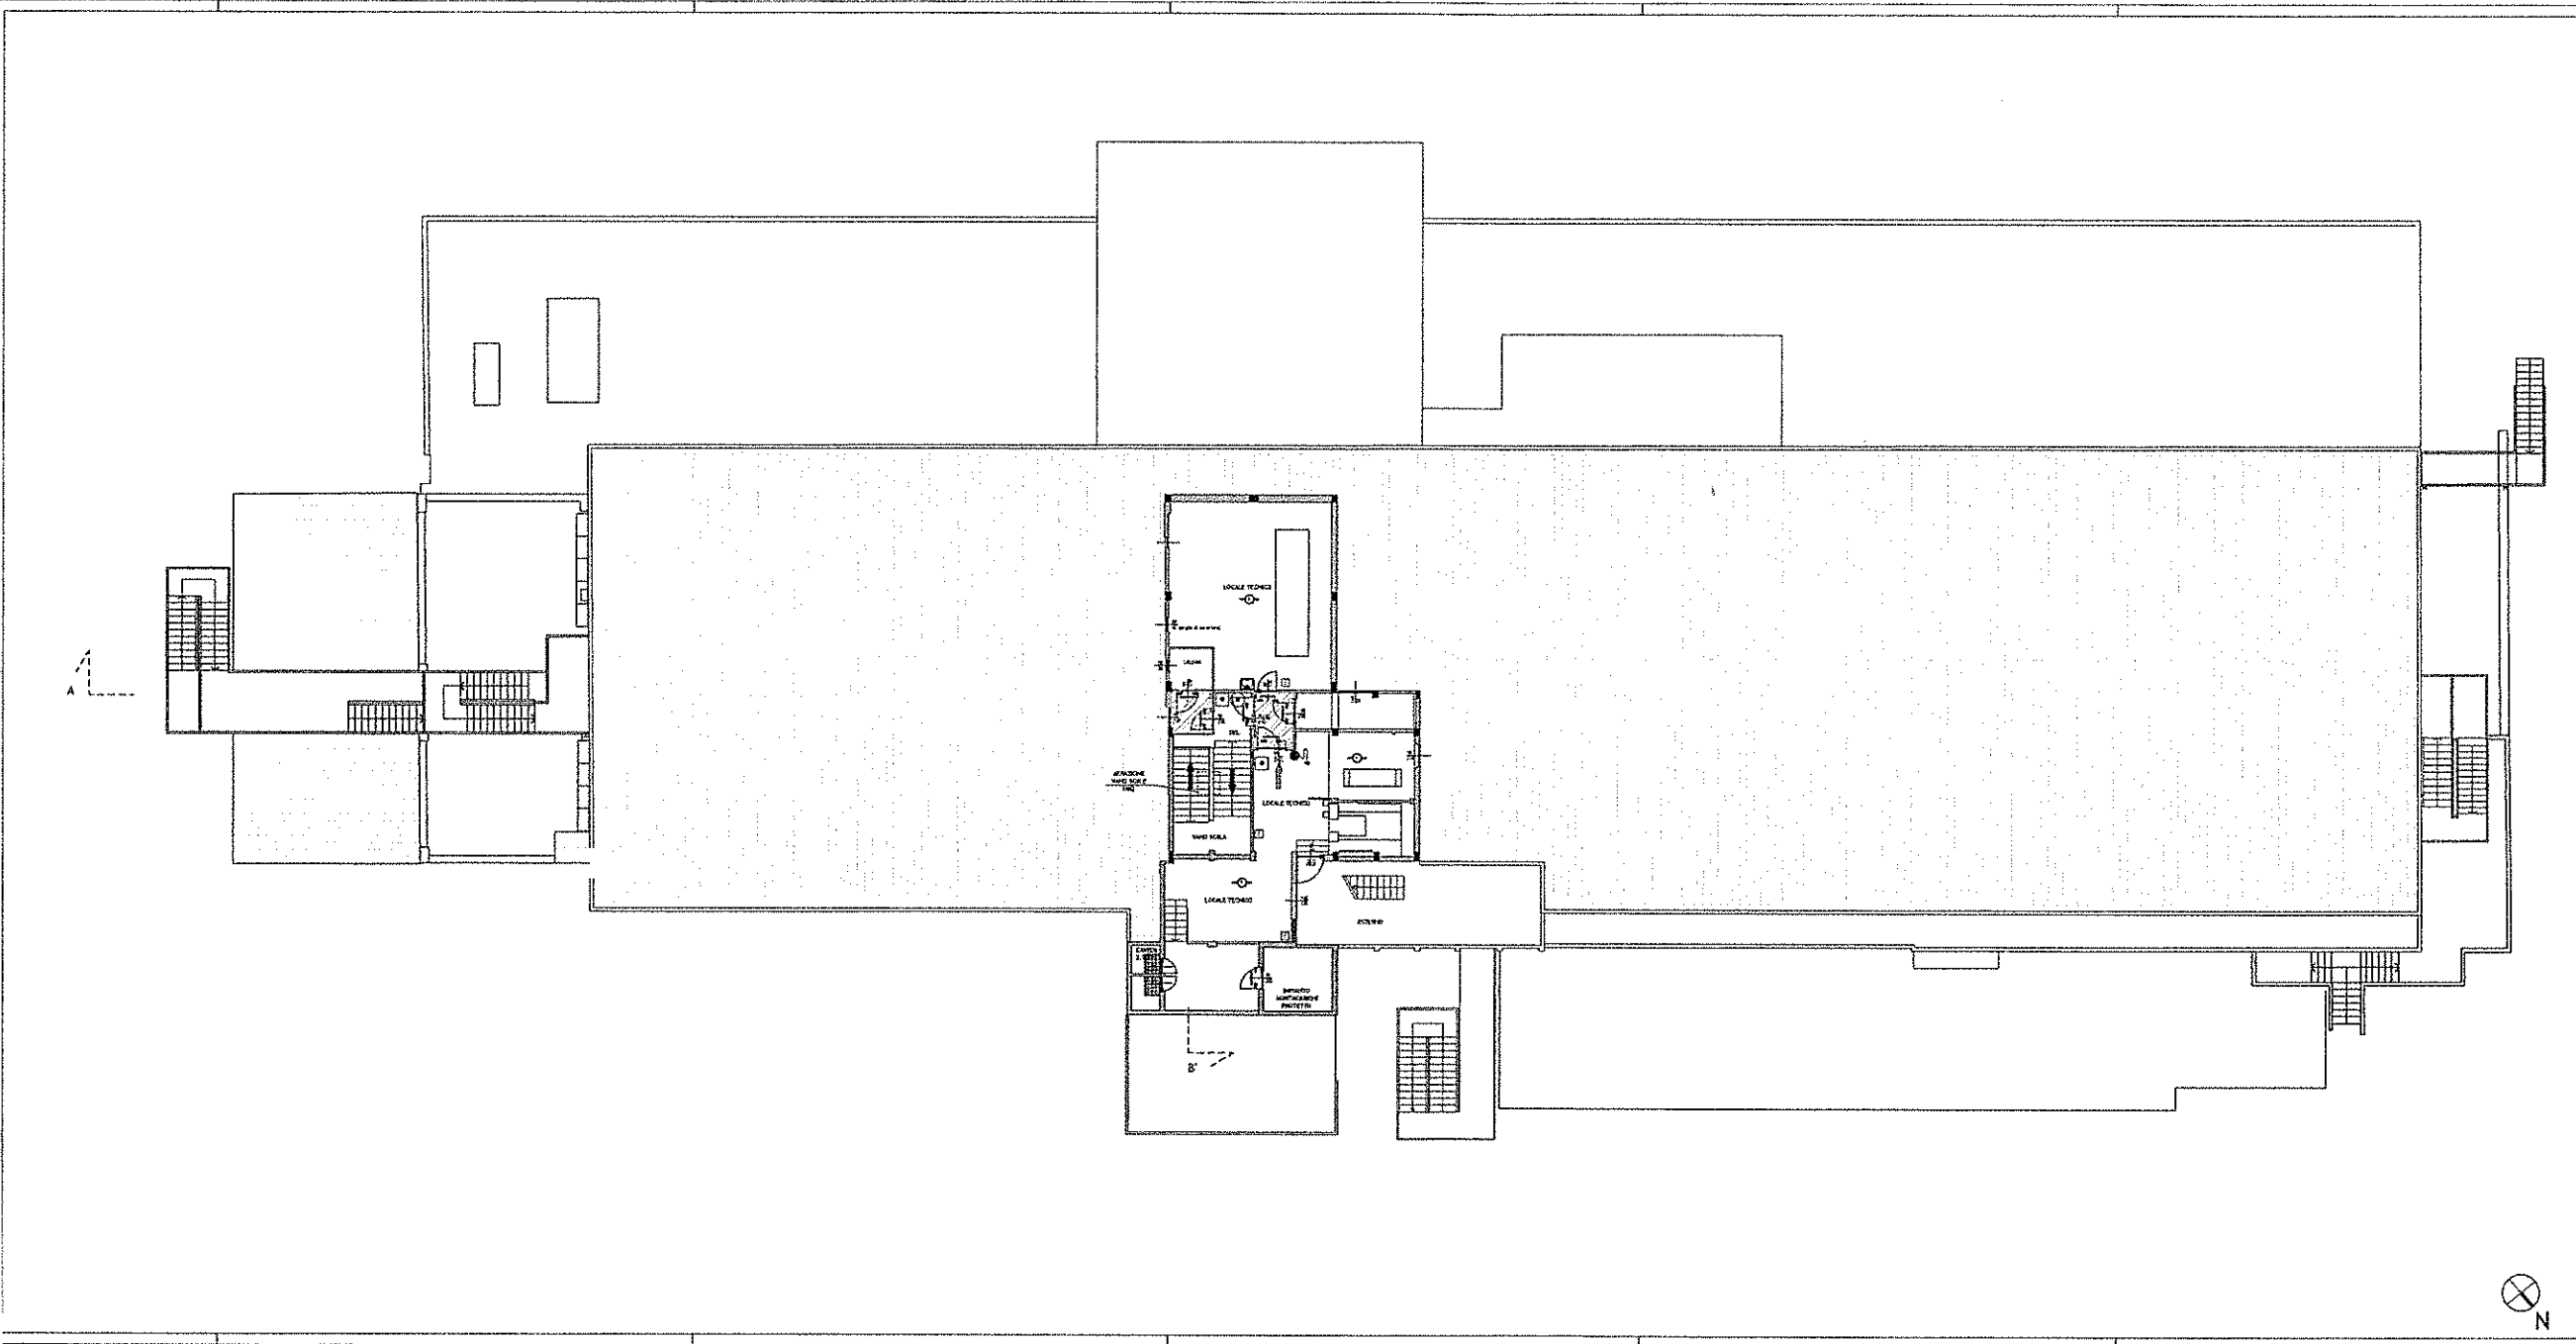

LEGENDA

- PERCORSO DI USCITA VERSO L'ALTO
- PERCORSO DI USCITA ORIZZONTALE
- PERCORSO DI USCITA VERSO IL BASSO
- ESTINTORE
- IDRANTE DN45
- MURAZZO P2 / D3
- PANNELLO DI PROTEZIONE SCALE
- PORTE EI 120
- RILEVATORE DI FUMO
- RILEVATORE DI GAS
- SPRINKLER
- FILTRO A PROVA DI FUMO
- PERCORSI
- SCALA PROTETTA
- PULSANTE DI ALLARME
- PULSANTE DI SGANCIO ALIMENTAZIONE
- AREE TIPO A
- AREE TIPO B
- AREE TIPO C
- AREE TIPO D1
- AREE TIPO D2
- AREE TIPO E
- AREE TIPO F

PROGETTO DI PREVENZIONE INCENDI

PROGETTO INCENDI E PREVENZIONE INCENDI

INGEGNERE RESPONSABILE DEL PROGETTO
C. Bazzani 4.5
ING. ENZO GAZZONI - ING. ANDREA PIAZZI - ING. ROBERTO AMOSI
Via F.lli Rossini 45 - 10135 Torino
Tel. 011/5511111 - Fax 011/5511112
T. 011/5511111 - T. 011/5511112


PROGETTO INCENDI E PREVENZIONE INCENDI
ING. ANDREA PIAZZI
Via F.lli Rossini 45 - 10135 Torino - Italia
Tel. 011/5511111 - Fax 011/5511112
E-mail: andrea.piazz@univ.it

PROGETTO INCENDI E PREVENZIONE INCENDI
ING. ROBERTO AMOSI
Via F.lli Rossini 45 - 10135 Torino - Italia
Tel. 011/5511111 - Fax 011/5511112
E-mail: roberto.amosi@univ.it


PRESIDIO OSPEDALIERO DI OMEGNA

Dir. SANITARIO ASL VCO	Disegnato PIANTA PIANO QUINTO	Rev. 01
8 Dott. G. Geronzi ASL VCO		PI08
Dir. Generali Osped.		
Scala Mappa 1:1.000	Disegnato REGIONE PIEMONTE A.S.L. VCO	Rev. 01
S.D.R. A.T.M. ASL VCO Firma Ing. G. Geronzi (V.R.)	Scala Ing. G. Geronzi (V.R.)	


SEZIONE AA'

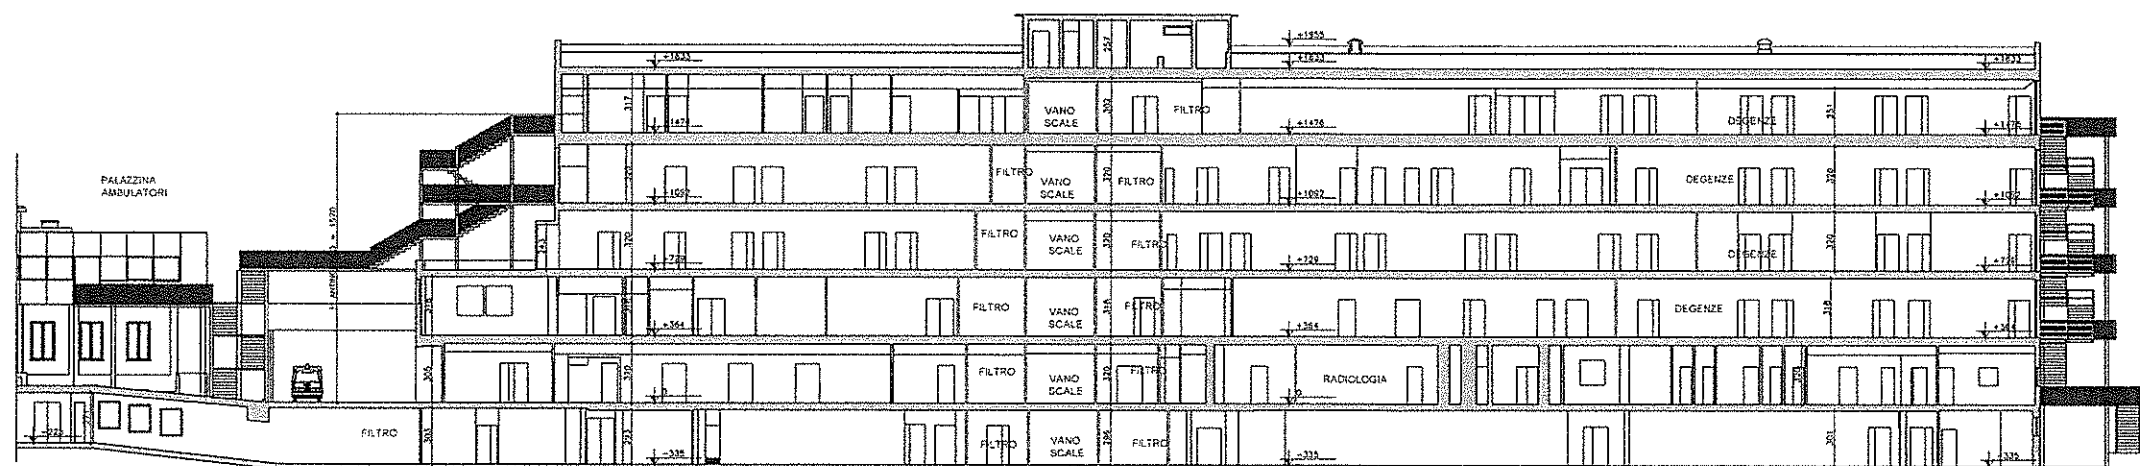

SEZIONE BB'

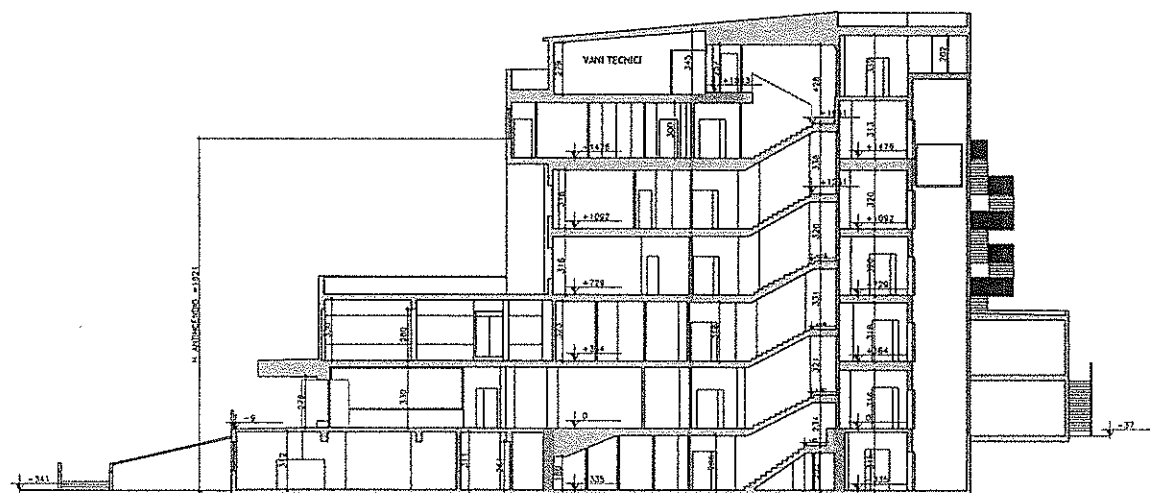

SEZIONE CC'

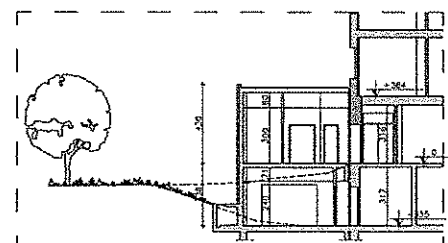

LEGENDA

- ➔ PERCORSO DI USCITA VERSO L'ALTO
- ➔ PERCORSO DI USCITA ORIZZONTALE
- ➔ PERCORSO DI USCITA VERSO IL BASSO
- [E] ESTINTORI
- ⬆ IDRANTE DN45
- MURI REI / EI
- PANNELLI EI PROTEZIONE SCALE
- PORTE EI 120
- [F] RILEVATORI DI FUMO
- [G] RILEVATORI DI GAS
- [S] SPRINKLER
- [] FILTRO A PROVA DI FUMO
- [] PERCORSI
- * SCALA PROTETTA
- [] PULSANTE DI ALLARME
- [] PULSANTE DI SGANCIO ALIMENTAZIONE



PROGETTO DI PREVENZIONE INCENDI

PROGETTO ARCHITETTORICO E COORDINAMENTO

G-STUDIO
G-Studio STP S.S.
ENRICO GIACOPPELLI MAURO FALLETTI BENEDETTO AMODEI
Lungo Po Antonelli 45 - 10153 Torino
info@studio.biz - www.g-studio.biz
T.+F. +39 011 884 286 - T.+F. +39 011 835 697


PROGETTO STRUTTURALE ED ANTINCENDIO
ING. ANDREA BRUZZONE
Via S. Aureliano 2 - 10125 - Torino - Italia
T.+F. +39 011 655 664
E. andrea.bruzzone@libero.it

PROGETTO IMPIANTI FLUIDO MECCANICI ELETTRICI


PRODIM S.r.l.
Progettazione di Impianti
MASSIMO RAPETTI
Via Treviso, 12 10100 - Torino - Italia
tel.: 0113199231 - fax: 0113182800
www.prodim.it

PRESIDIO OSPEDALIERO DI OMEGNA


Data: GIUGNO 2017 App: Il Direttore Generale dell'ASL VCO Dott. Giovanni Cursio	Elaborato: SEZIONE AA' SEZIONE BB' SEZIONE CC'	Tav. n° PI09
Loc: Scala: 1 : 200 S.O.S. A.T.M. dell'ASL VCO Sede legale di Omegna (VB)	Committente: REGIONE PIEMONTE A.S.L. VCO Sede legale Via Mazzini n.117 Omegna (VB)	Protocollo:

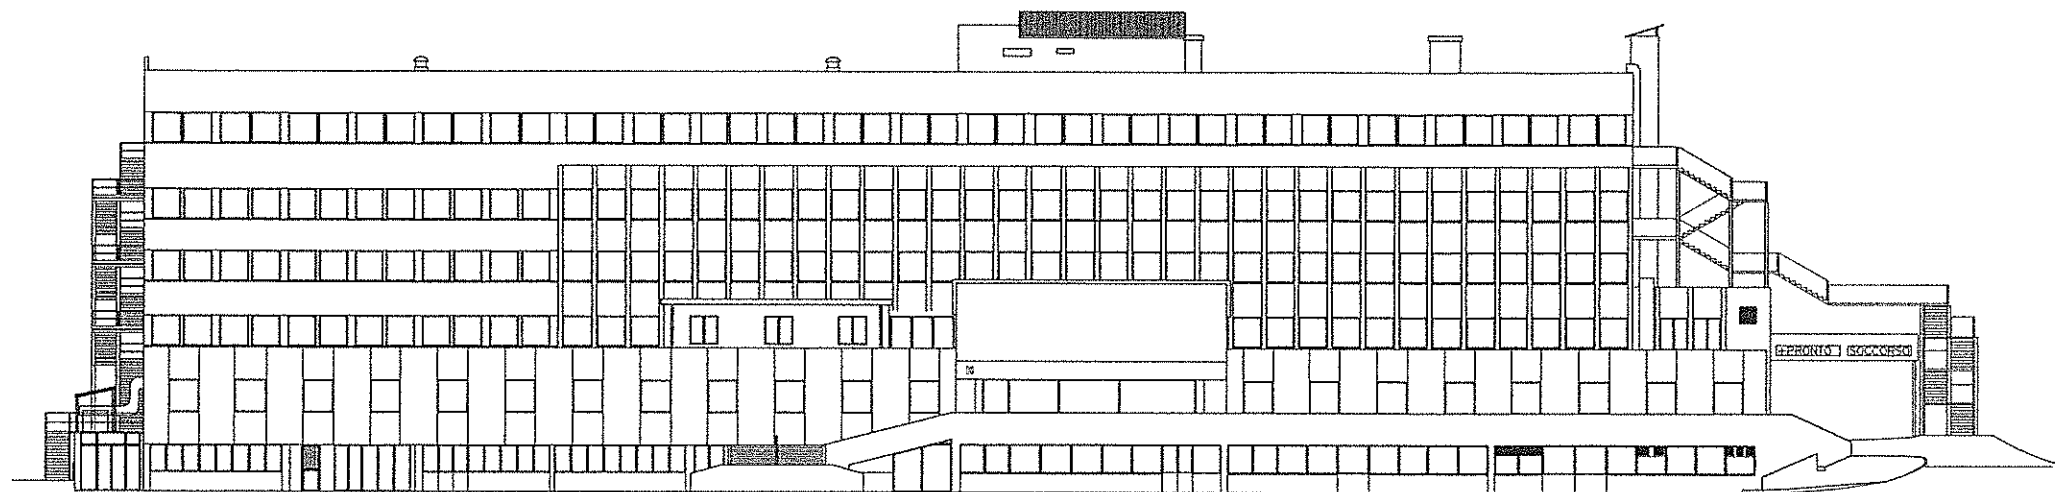


Prospetto Sud-Ovest

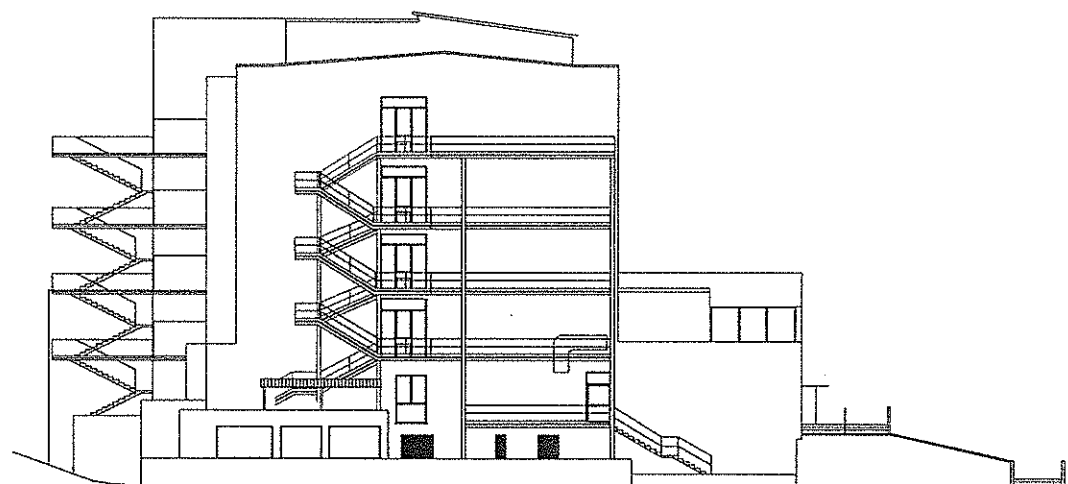

Prospetto Nord-Ovest

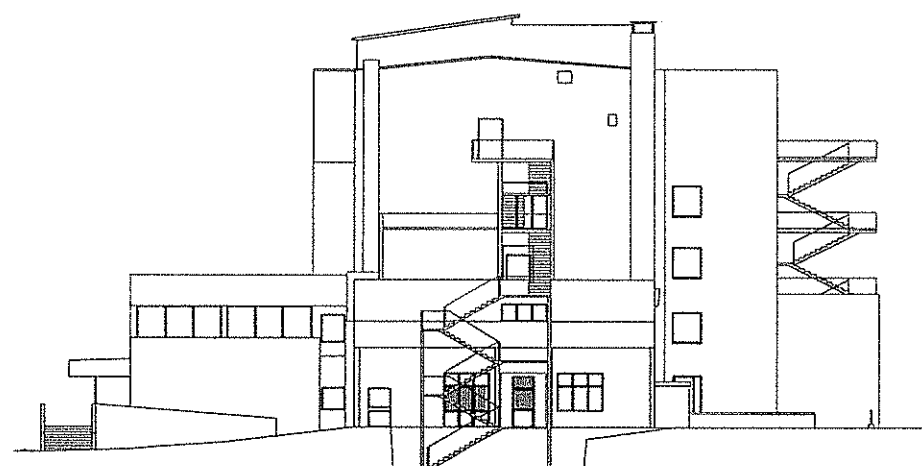

Prospetto Sud-Est

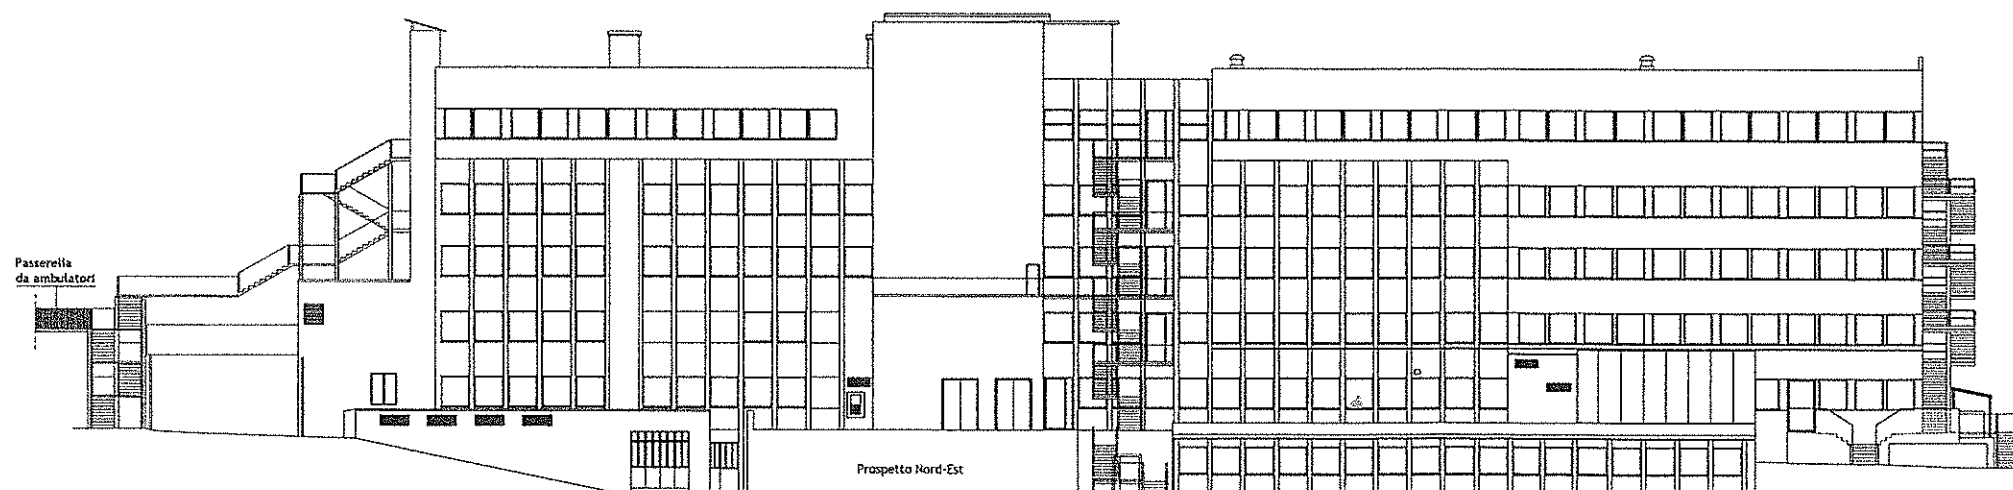

Prospetto Nord-Est

Passerella
da ambulatori



PROGETTO DI PREVENZIONE INCENDI

PROGETTO ARCHITETTONICO E COORDINAMENTO

 


ENRICO GIACOPPELLI MAURO FALLETTI BENEDETTO AMODEI
Lungo Po Antonelli 45 - 10153 Torino
info@g-studio.biz - www.g-studio.biz
T.+F. +39 011 884 286 - T.+F. +39 011 835 697

PROGETTO STRUTTURALE ED ANTINCENDIO

ING. ANDREA BRUZZONE
Via S. Anselmo 2 - 10125 - Torino - Italia
T.+F. +39 011 655 664
E. andrea.bruzzone@libero.it





PROGETTO IMPIANTI FLUIDO MECCANICO ELETTRICO



MASSIMO RAPETTI
Via Treviso, 12 10100 - Torino - Italia
tel.: 0113199231 - fax: 0113182800
www.prodim.it


PRESIDIO OSPEDALIERO DI OMEGNA

<p>Il Direttore Generale dell'ASL VCO Dott. Giovanni Caruso</p>	<p>Data: GIUGNO 2017 Agg: _____ Loc: _____ Scala: 1 : 200</p>	<p>Elaborato: PROSPETTI</p>
<p>S.O.S. A.T.M. dell'ASL VCO Sede legale di Omegna (VB)</p>	<p>Comittente: REGIONE PIEMONTE A.S.L. VCO Sede legale Via Mazzini n.117 Omegna (VB)</p>	<p>Tav. n° P110 Protocollo:</p>

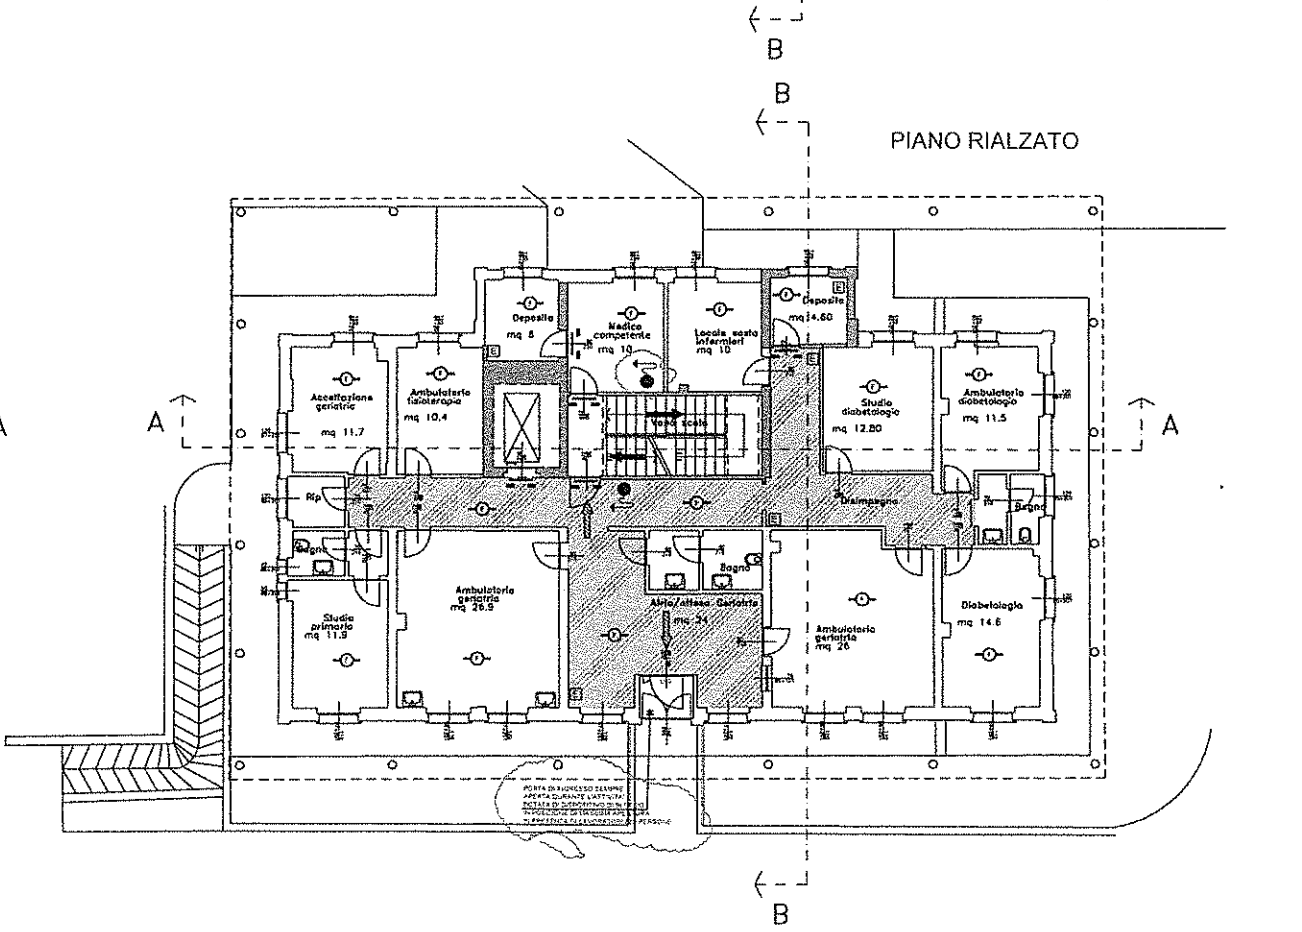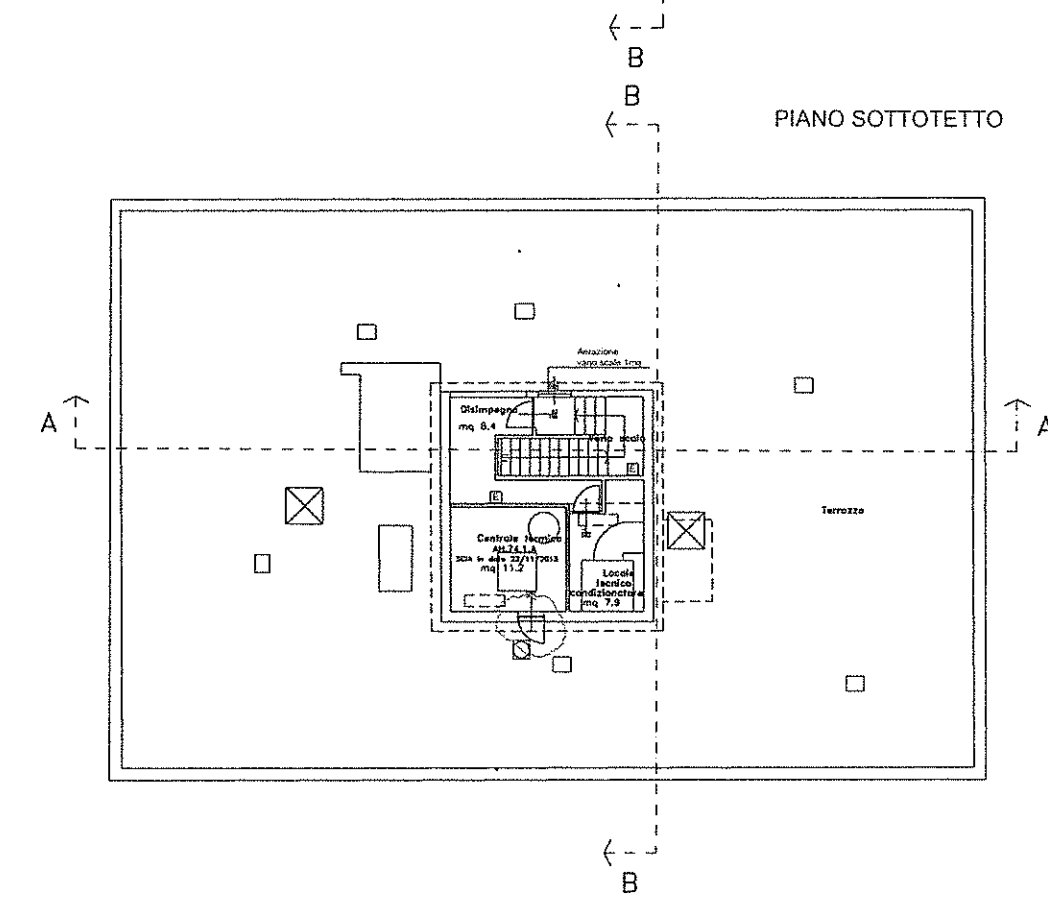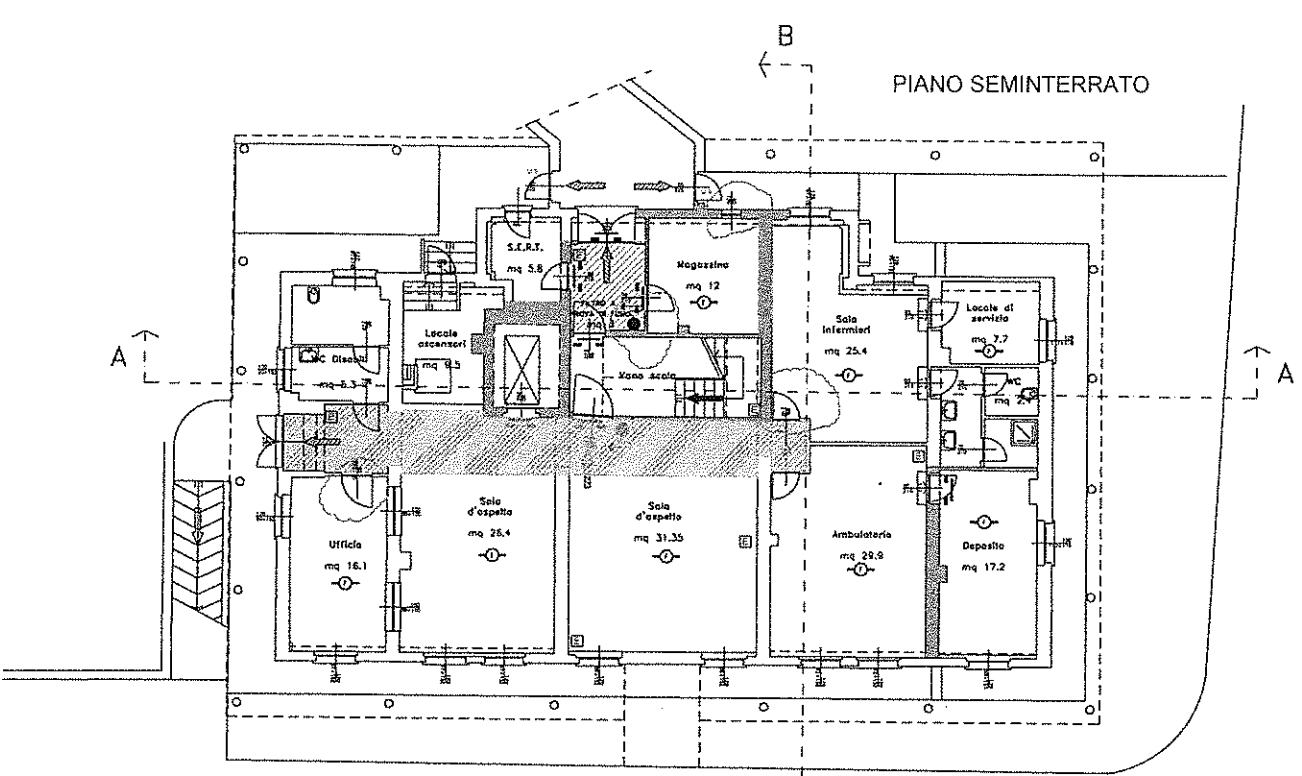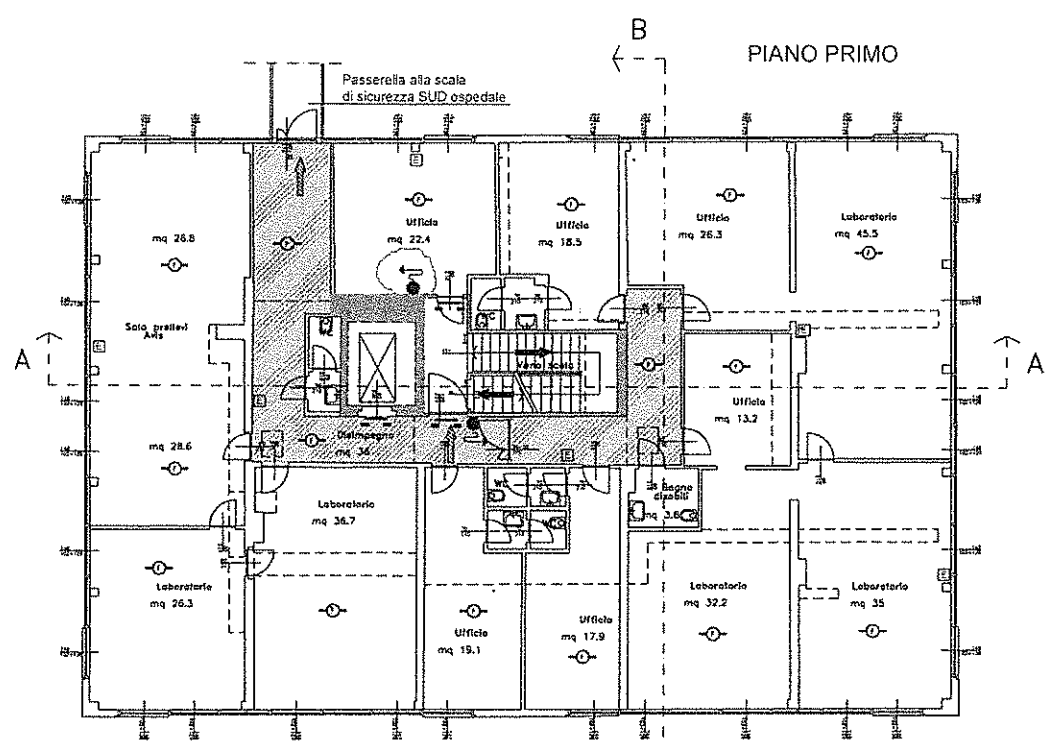

LEGENDA

- PERCORSO DI USCITA VERSO L'ALTO
- PERCORSO DI USCITA ORIZZONTALE
- PERCORSO DI USCITA VERSO IL BASSO
- ESTINTORI
- MURI REI / EI
- PORTE EI 120
- IDRANTE DN45
- RILEVATORI DI FUMO
- PERCORSI
- FILTRO A PROVA DI FUMO

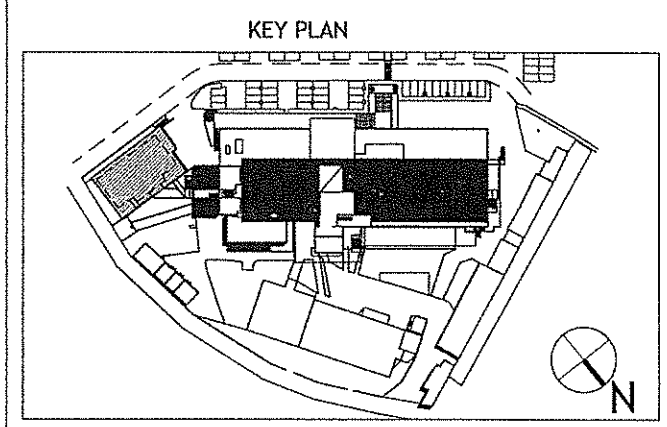

PROGETTO DI PREVENZIONE INCENDI


PROGETTO ARCHITETTICO E COORDINAMENTO
STUDIO G-Studio S.P.A.
 ENRICO GIACOPPELLI MAURO FALLETTI BENEDETTO AMODEI
 Lungo Po Antonelli 45 - 10153 Torino
 info@studio.biz - www.g-studio.biz
 T. +39 011 854 286 - T. +39 011 835 697

PROGETTO STRUTTURALE ED ANTINCENDIO
ING. ANDREA BRUZZONE
 Via S. Anselmo 2 - 10125 - Torino - Italia
 T. +39 011 655 664
 E. andrea.bruzzone@libero.it


PROGETTO IMPIANTI FLUIDI MECCANICI ELETTRICI
PRODIN S.R.L.
 Progettazione di impianti
 MASSIMO RAPETTI
 Via Treviso, 12 10100 - Torino - Italia
 tel.: 0113199231 - fax: 0113182800
 www.prodin.it

PRESIDIO OSPEDALIERO DI OMEGNA


Data: GIUGNO 2017	Elaborato:	Tav. n°
Appr.: Il Direttore Generale dell'ASL VCO Dott. Giovanni Cenzo	PALAZZINA AMBULATORI PIANTE	PI11
Loc: Scale: 1 : 100	Completamento:	Prodotto:
S.O.S. A.T.M. dell'ASL VCO Sede legale di Omegna (VB)	REGIONE PIEMONTE A.S.L. VCO Sede legale Via Mazzini n.117 Omegna (VB)	

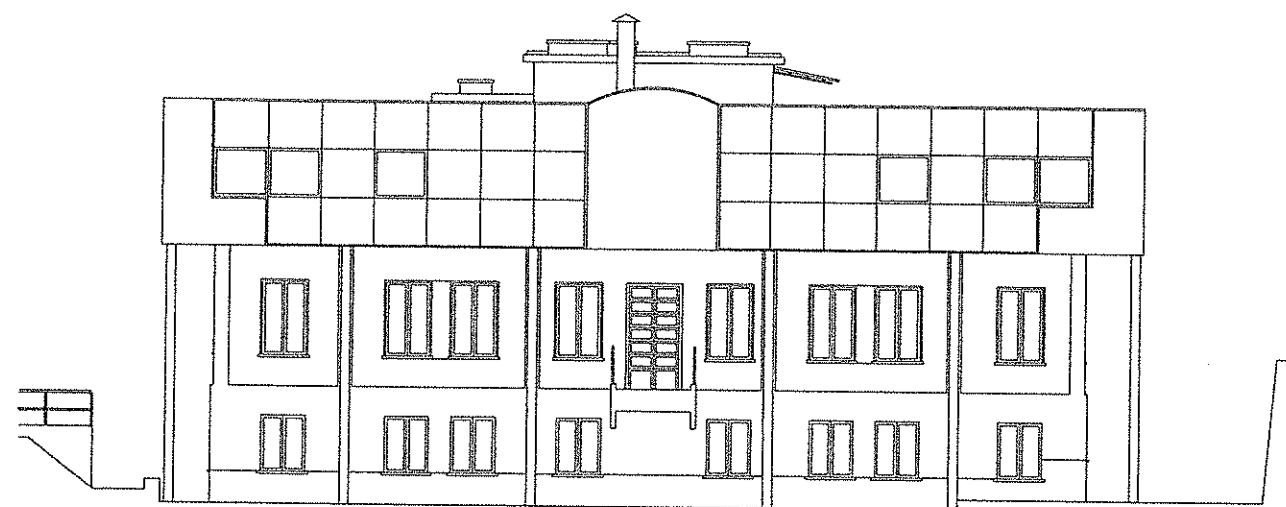


Prospetto Sud

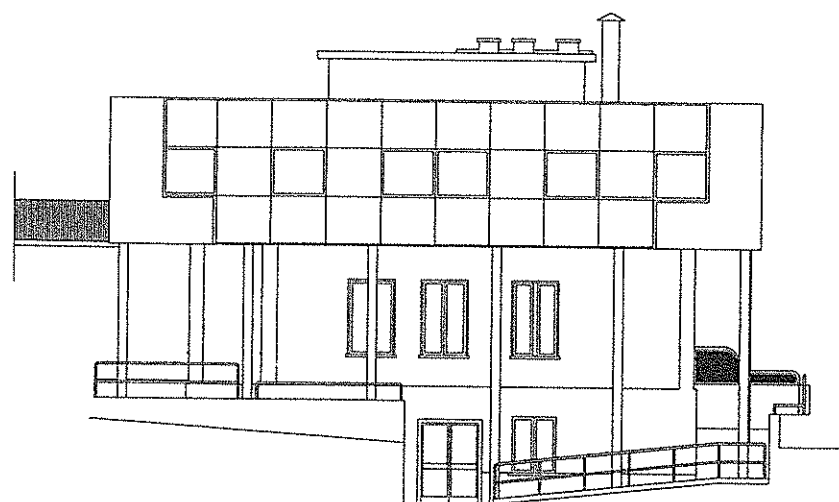


Prospetto Ovest

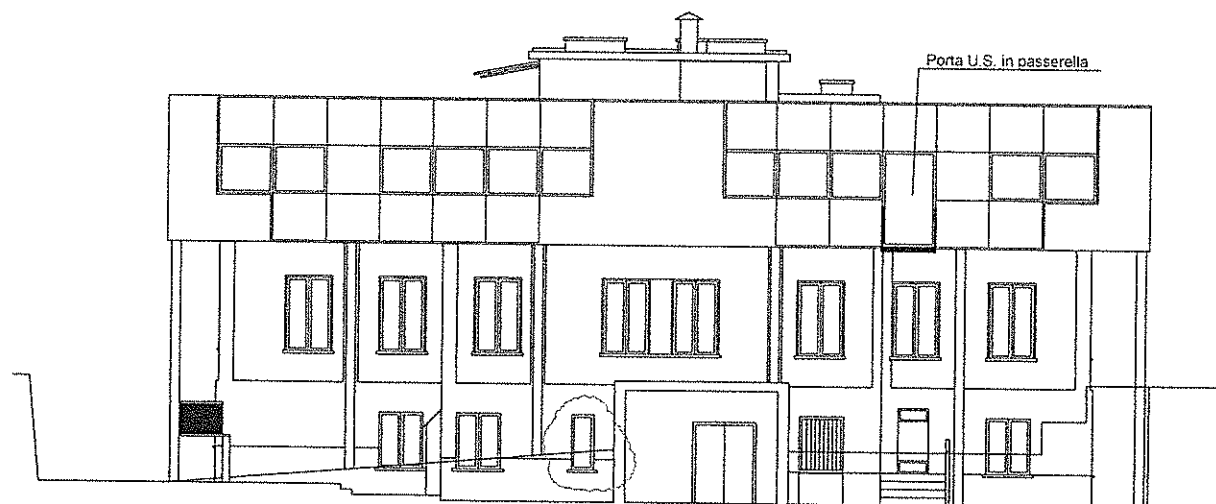


Prospetto Nord

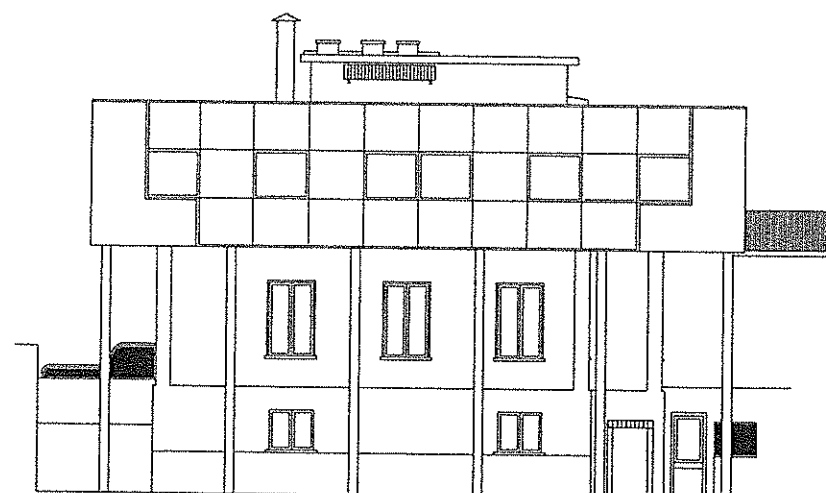

Prospetto Est

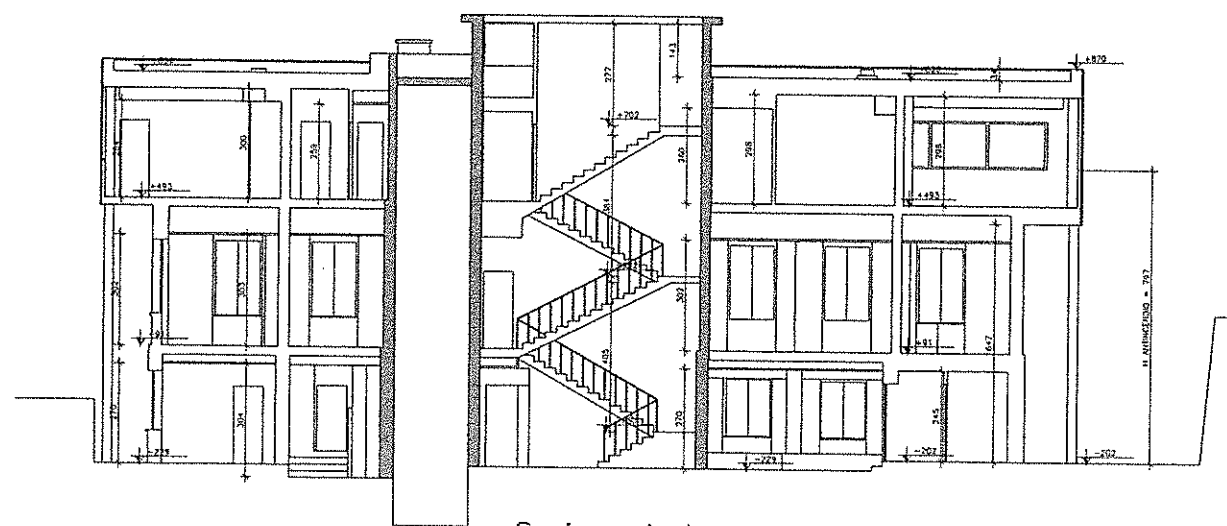

Sezione A-A

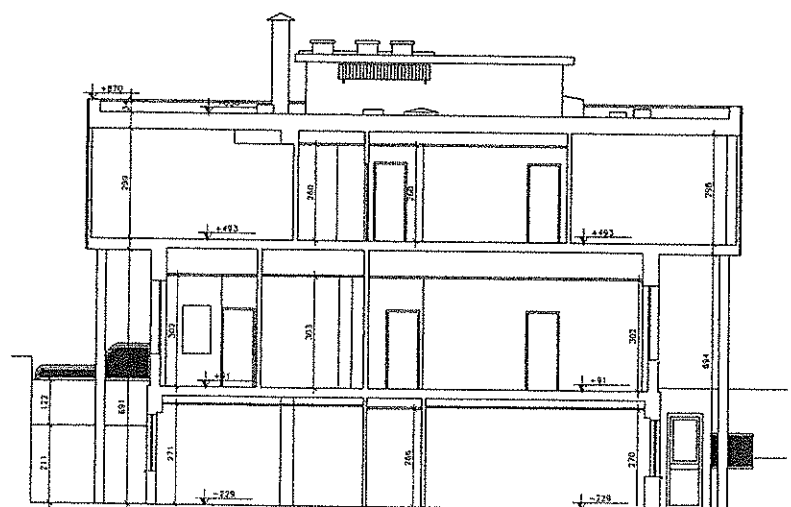


Sezione B-B

LEGENDA

- PERCORSO DI USCITA VERSO L'ALTO
- PERCORSO DI USCITA ORIZZONTALE
- PERCORSO DI USCITA VERSO IL BASSO
- ESTINTORI
- MURI REI / EI

KEY PLAN

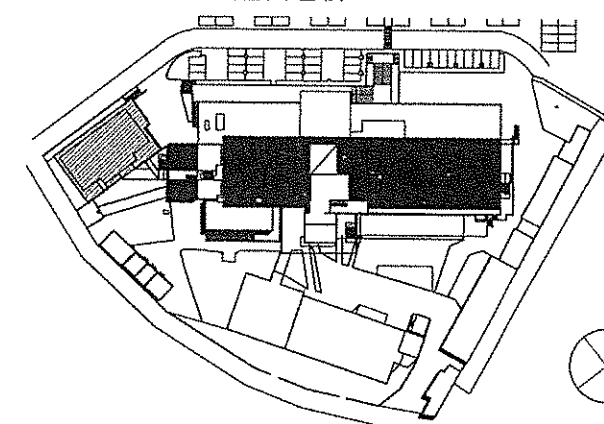

PROGETTO DI PREVENZIONE INCENDI

PROGETTO ARCHITETTONICO E COORDINAMENTO

G STUDIO
G-Studio STP 5.5
ENRICO GIACOPELLI MAURO FALLETTI BENEDETTO ANODI
Lungo Po Antonelli 45 - 10153 Torino
info@g-studio.biz - www.g-studio.biz
T.+F. +39 011 884 286 - T.+F. +39 011 835 697

PROGETTO STRUTTURALE ED ANTINCENDIO
ING. ANDREA BRUZZONE
Via S. Anselmo 2 - 10125 - Torino - Italia
T.+F. +39 011 455 664
E. andrea.bruzzo@libero.it

PROGETTO IMPIANTI FLUIDO MECCANICO ELETTRICO

PRODIM s.r.l.
Progettazione di impianti
MASSIMO RAPETTI
Via Treviso, 12 10100 - Torino - Italia
tel.: 0113199231 - fax: 0113182800
www.prodim.it

PRESIDIO OSPEDALIERO DI OMEGNA

Data: GIUGNO 2017 App: _____ Il Direttore Generale dell'ASL VCO Dott. Giovanni Caruso	Elaborato: PALAZZINA AMBULATORI PROSPETTI E SEZIONI Committente: REGIONE PIEMONTE A.S.L. VCO Sede legale Via Mazzini n.117 Omegna (VB)	Tav. n° PI12 Protocollo:
Scale: 1 : 100 S.O.S. A.T.M. dell'ASL VCO Sede legale di Omegna (VB)		